
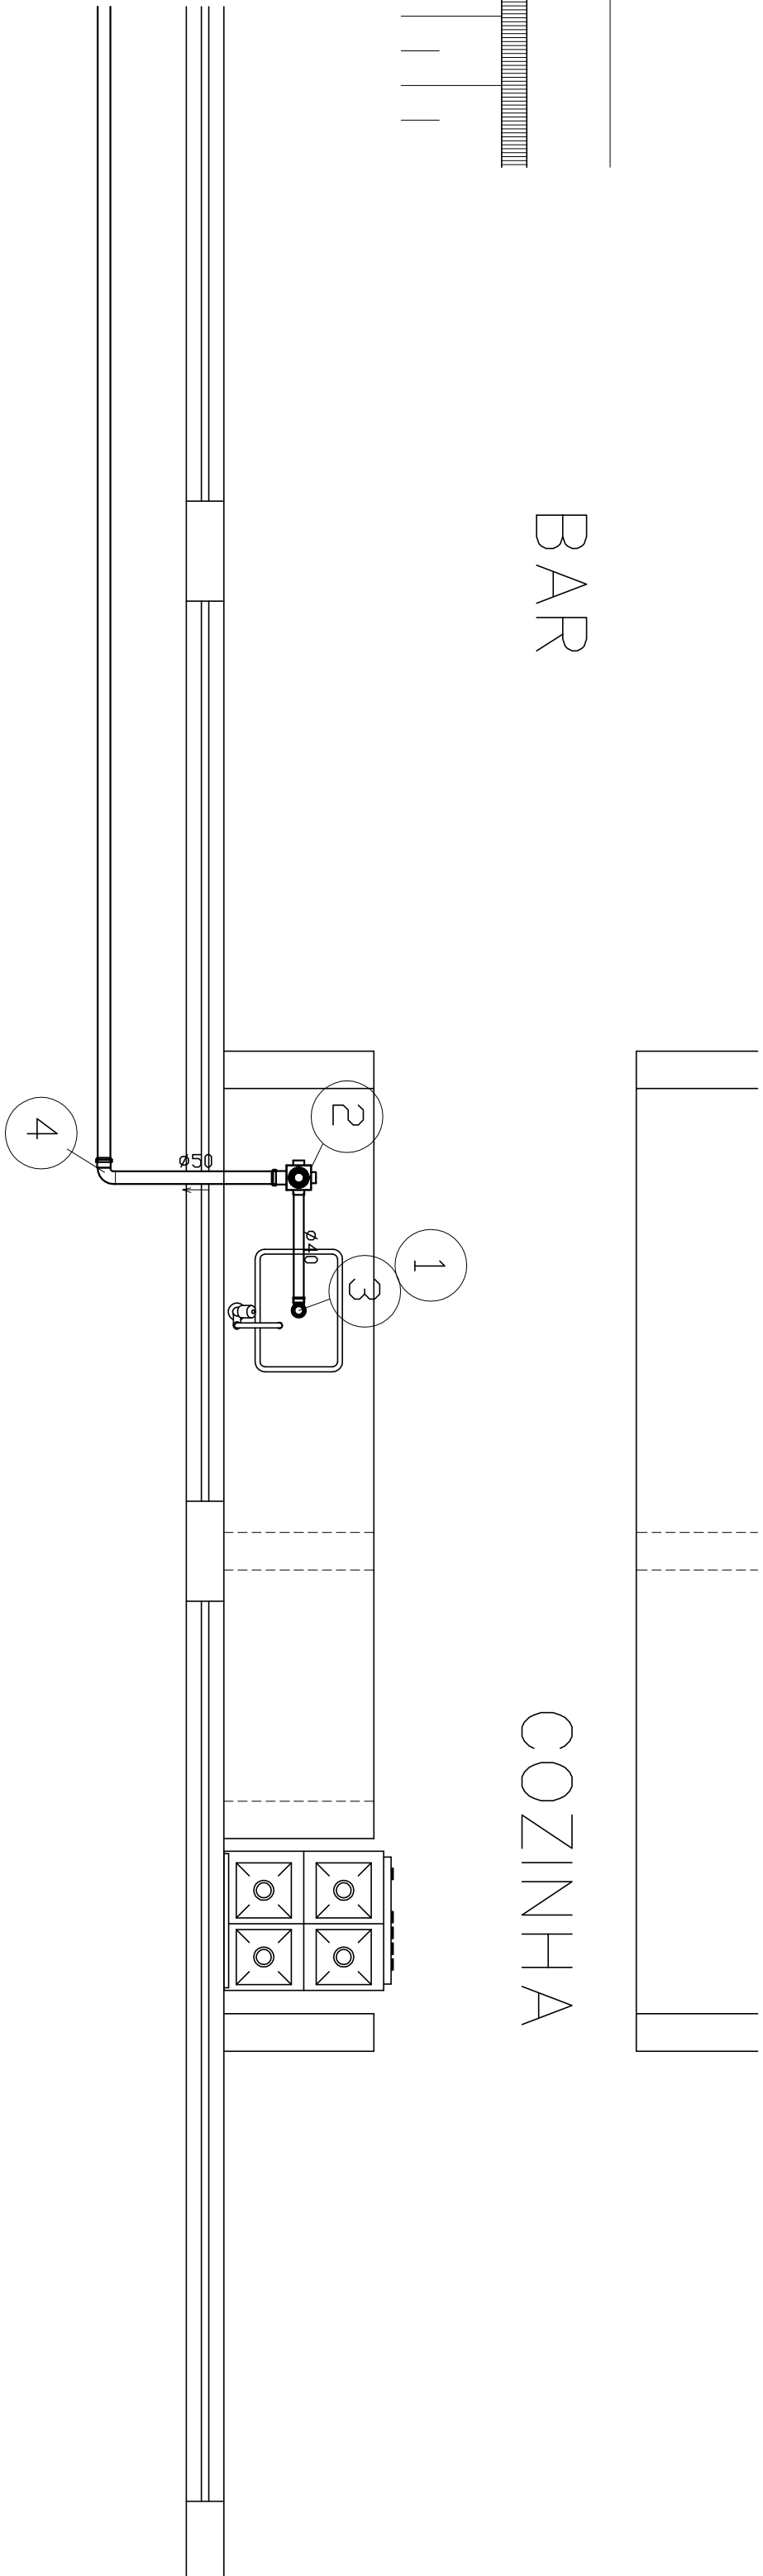



RELACÃO DE MATERIAIS			
ITEM	DESCRIÇÃO	QUANTIDADE	CODIGO
1	Adaptador JE p/ Sifão Metálico Série Normal 40x11/2" - TIPOE	01un	272624584
2	Caixa Sifonada Montada com Gratina e Porta Grelha 100 x 100 x 50 - Quadrado - TIPOE	01un	27019919
3	Curva 90º Curto Série Normal 40mm com Bolas Lisas - TIPOE	01un	27410405
4	Curva 90º Curto Série Normal 50mm - TIPOE	01un	26110505
5	Curva 90º Longa Série Normal 50mm - TIPOE	01un	26120500
6	Tubo de PVC Série Normal 40mm - TIPOE	035m	11111700
7	Tubo de PVC Série Normal 50mm - TIPOE	1859m	11030602

RELACÃO DE MATERIAIS			
ITEM	DESCRIÇÃO	QUANTIDADE	CODIGO
1	Adaptador JE p/ Sifão Metálico Série Normal 40x11/2" - TIPOE	01un	272624584
2	Caixa Sifonada Montada com Gratina e Porta Grelha 100 x 100 x 50 - Quadrado - TIPOE	01un	27019919
3	Curva 90º Curto Série Normal 40mm com Bolas Lisas - TIPOE	01un	27410405
4	Curva 90º Curto Série Normal 50mm - TIPOE	01un	26110505
5	Curva 90º Longa Série Normal 50mm - TIPOE	01un	26120500
6	Tubo de PVC Série Normal 40mm - TIPOE	035m	11111700
7	Tubo de PVC Série Normal 50mm - TIPOE	1859m	11030602

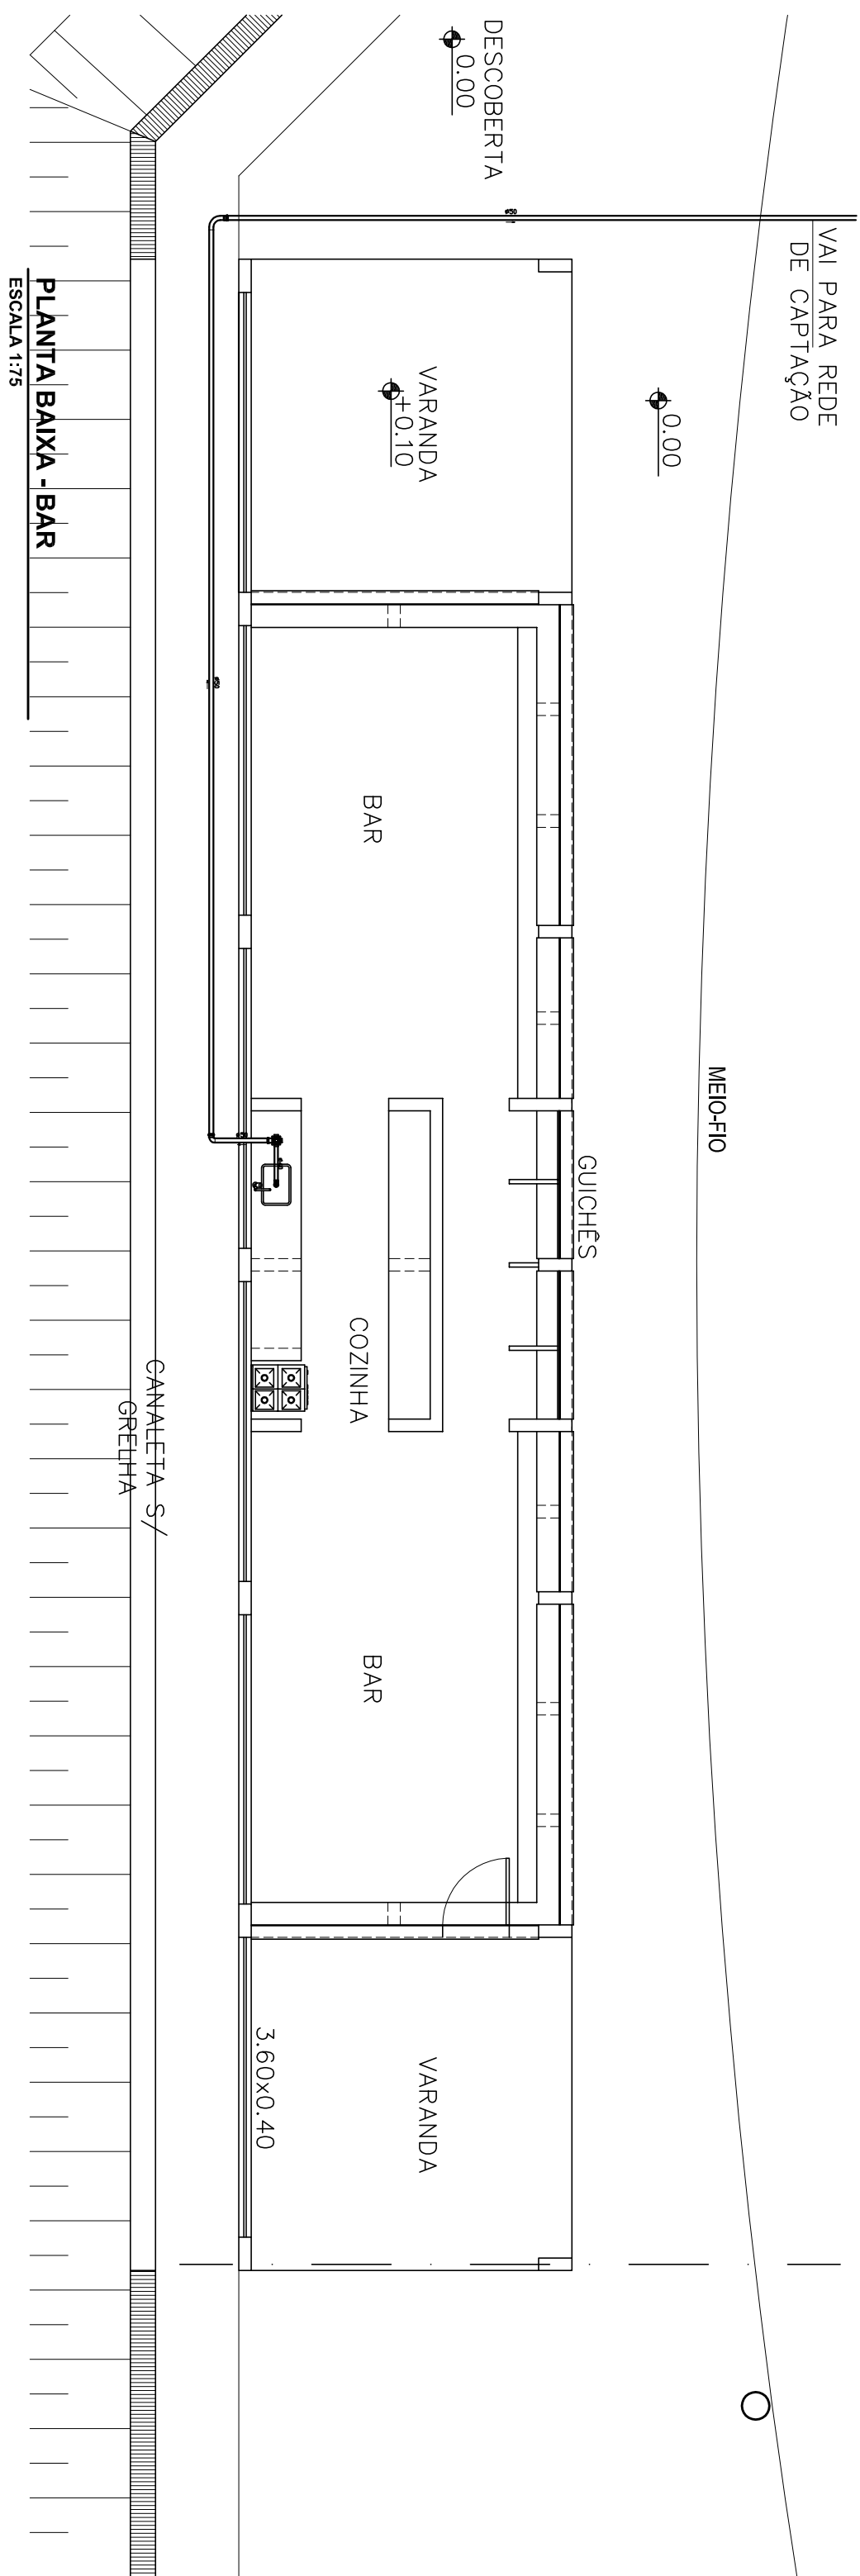

PLANTA BAIXA - BAR

ESCALA 1:25

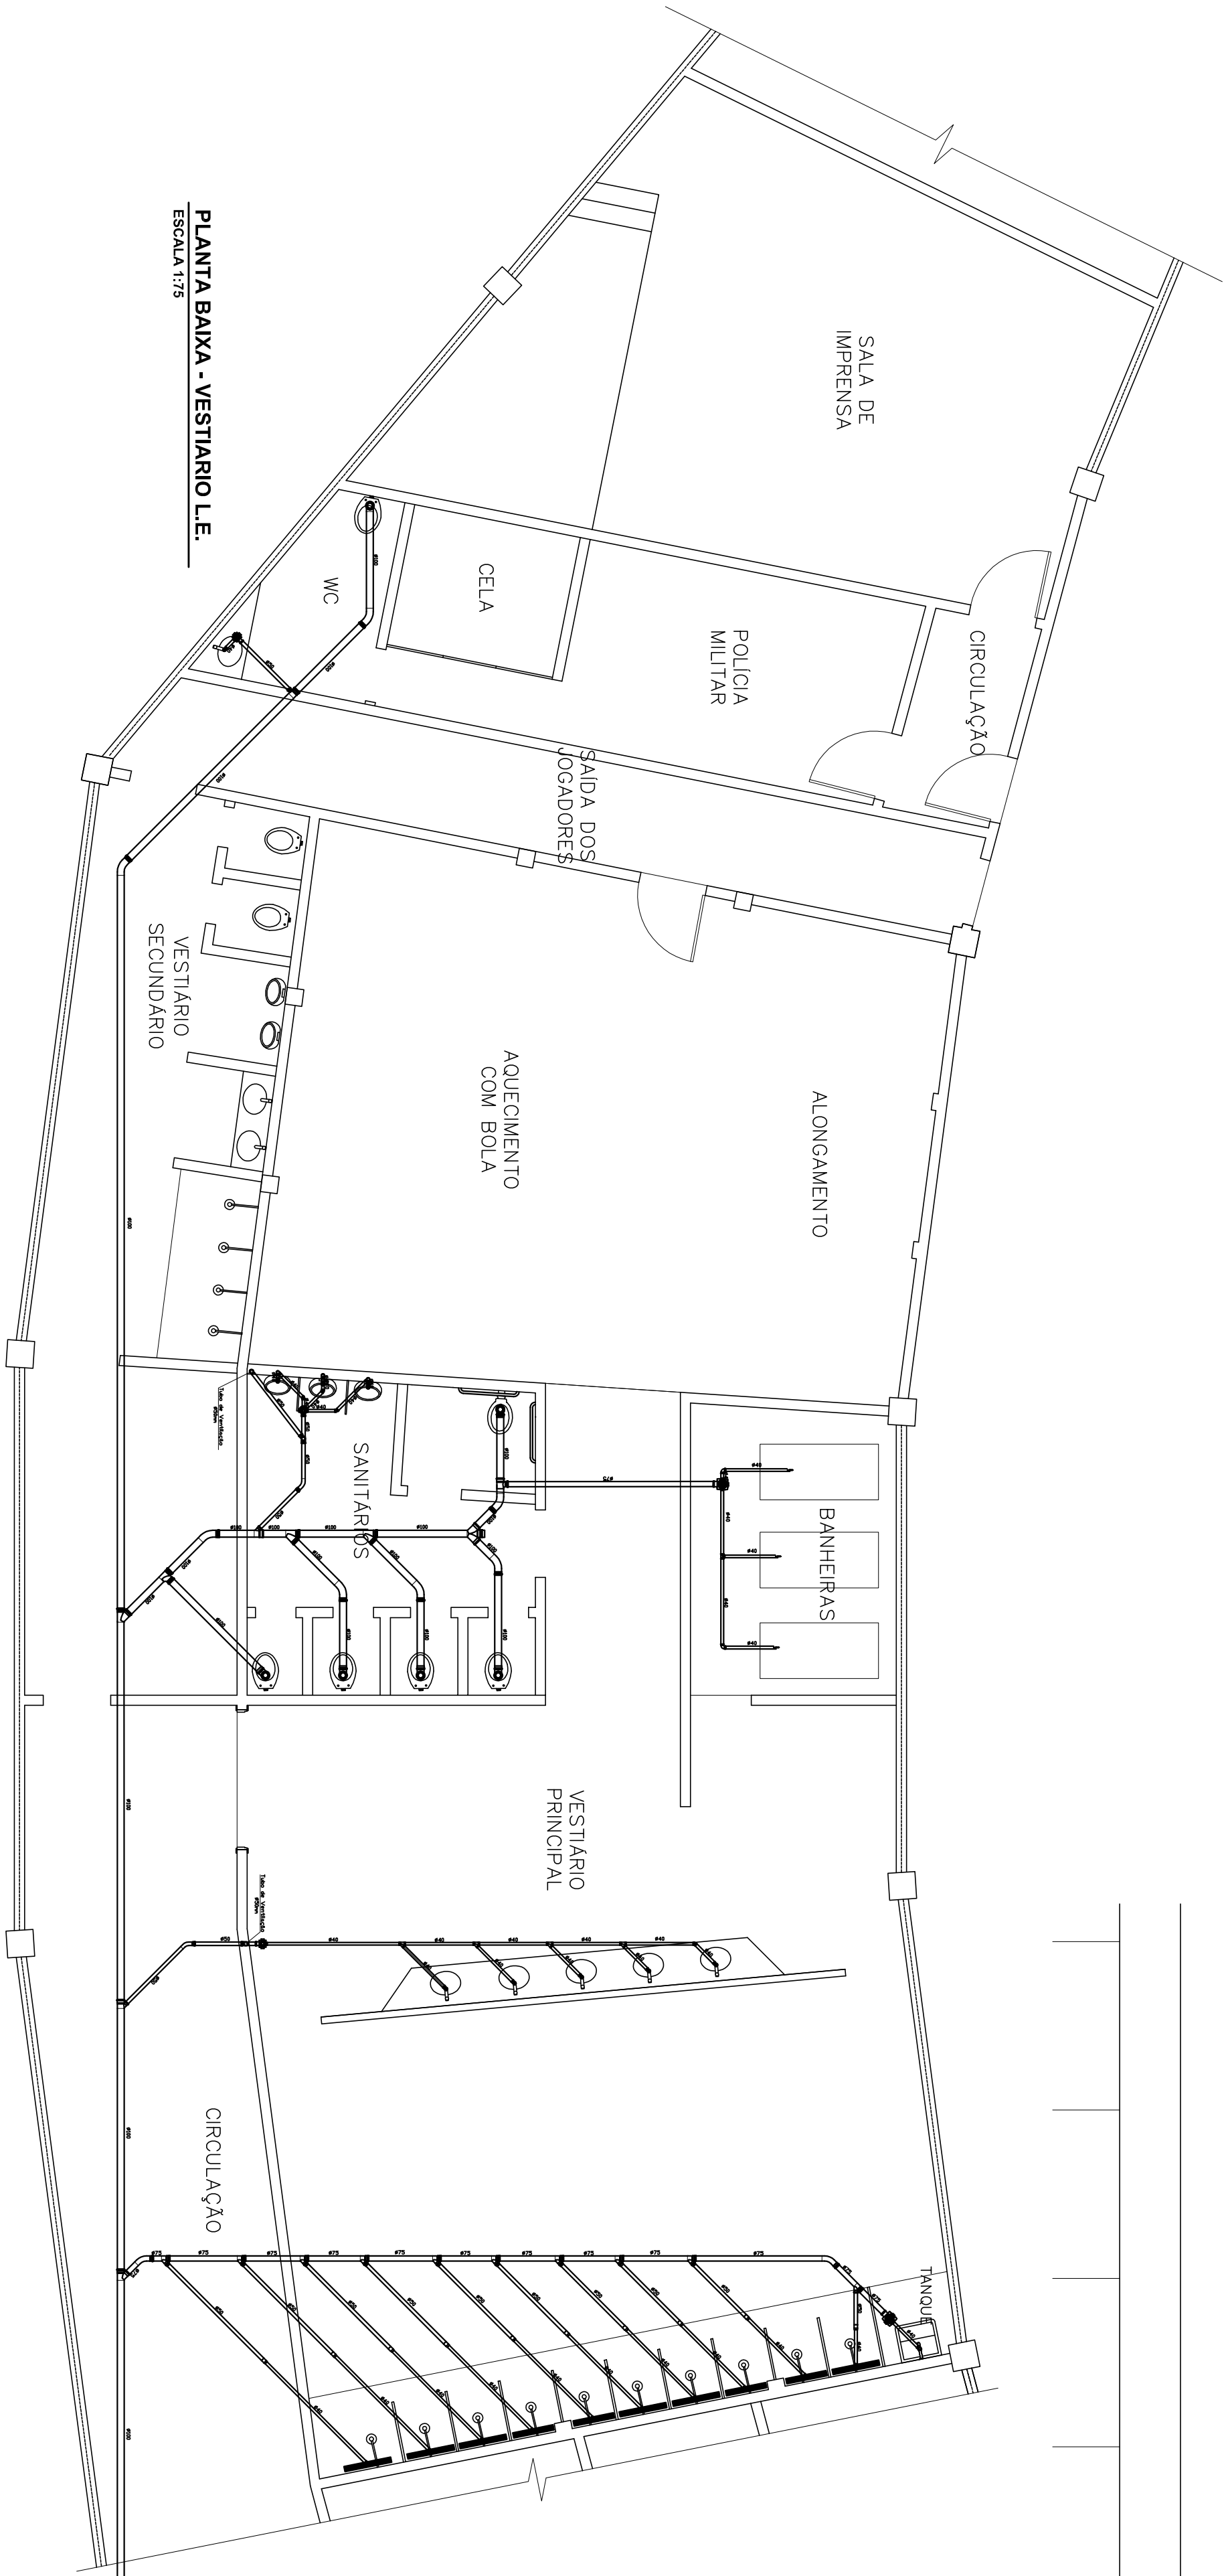

PLANTA BAIXA - VESTIARIO L.E.

ESCALA 1/75

RELACÃO DE MATERIAIS			
ITEM	DESCRIÇÃO	QUANTIDADE	CODIGO
1	Adaptador JE p/ Sifão Metálico Série Normal 40x11/2" - TIPOE	01un	272624584
2	Caixa Sifonada Montada com Gratina e Porta Grelha 100 x 100 x 50 - Quadrado - TIPOE	01un	27019919
3	Curva 90º Curto Série Normal 40mm com Bolas Lisas - TIPOE	01un	27410405
4	Curva 90º Curto Série Normal 50mm - TIPOE	01un	26110505
5	Curva 90º Longa Série Normal 50mm - TIPOE	01un	26120500
6	Tubo de PVC Série Normal 40mm - TIPOE	035m	11111700
7	Tubo de PVC Série Normal 50mm - TIPOE	1859m	11030602

PREFEITURA DE JUIZ DE FORA
SECRETARIA DE OBRAS / SUBSECRETARIA DE COORD. E PROJETOS - SSCP
ESTÁDIO MUNICIPAL DE JUIZ DE FORA

PROJETO PARA REFORMA - ESGOTO SANITARIO
INDICADO

ESG
01 03

ENGR. WASHINGTON LUIZ TEIXEIRA
ENGR. ROBERTA RUHEVA
ENGR. AMAURY COUPE
ARQUIVO
REFORMA ELESG/ARQ