


PLANTA BAIXA - VESTIARIO L.D.

ESCALA 1:75

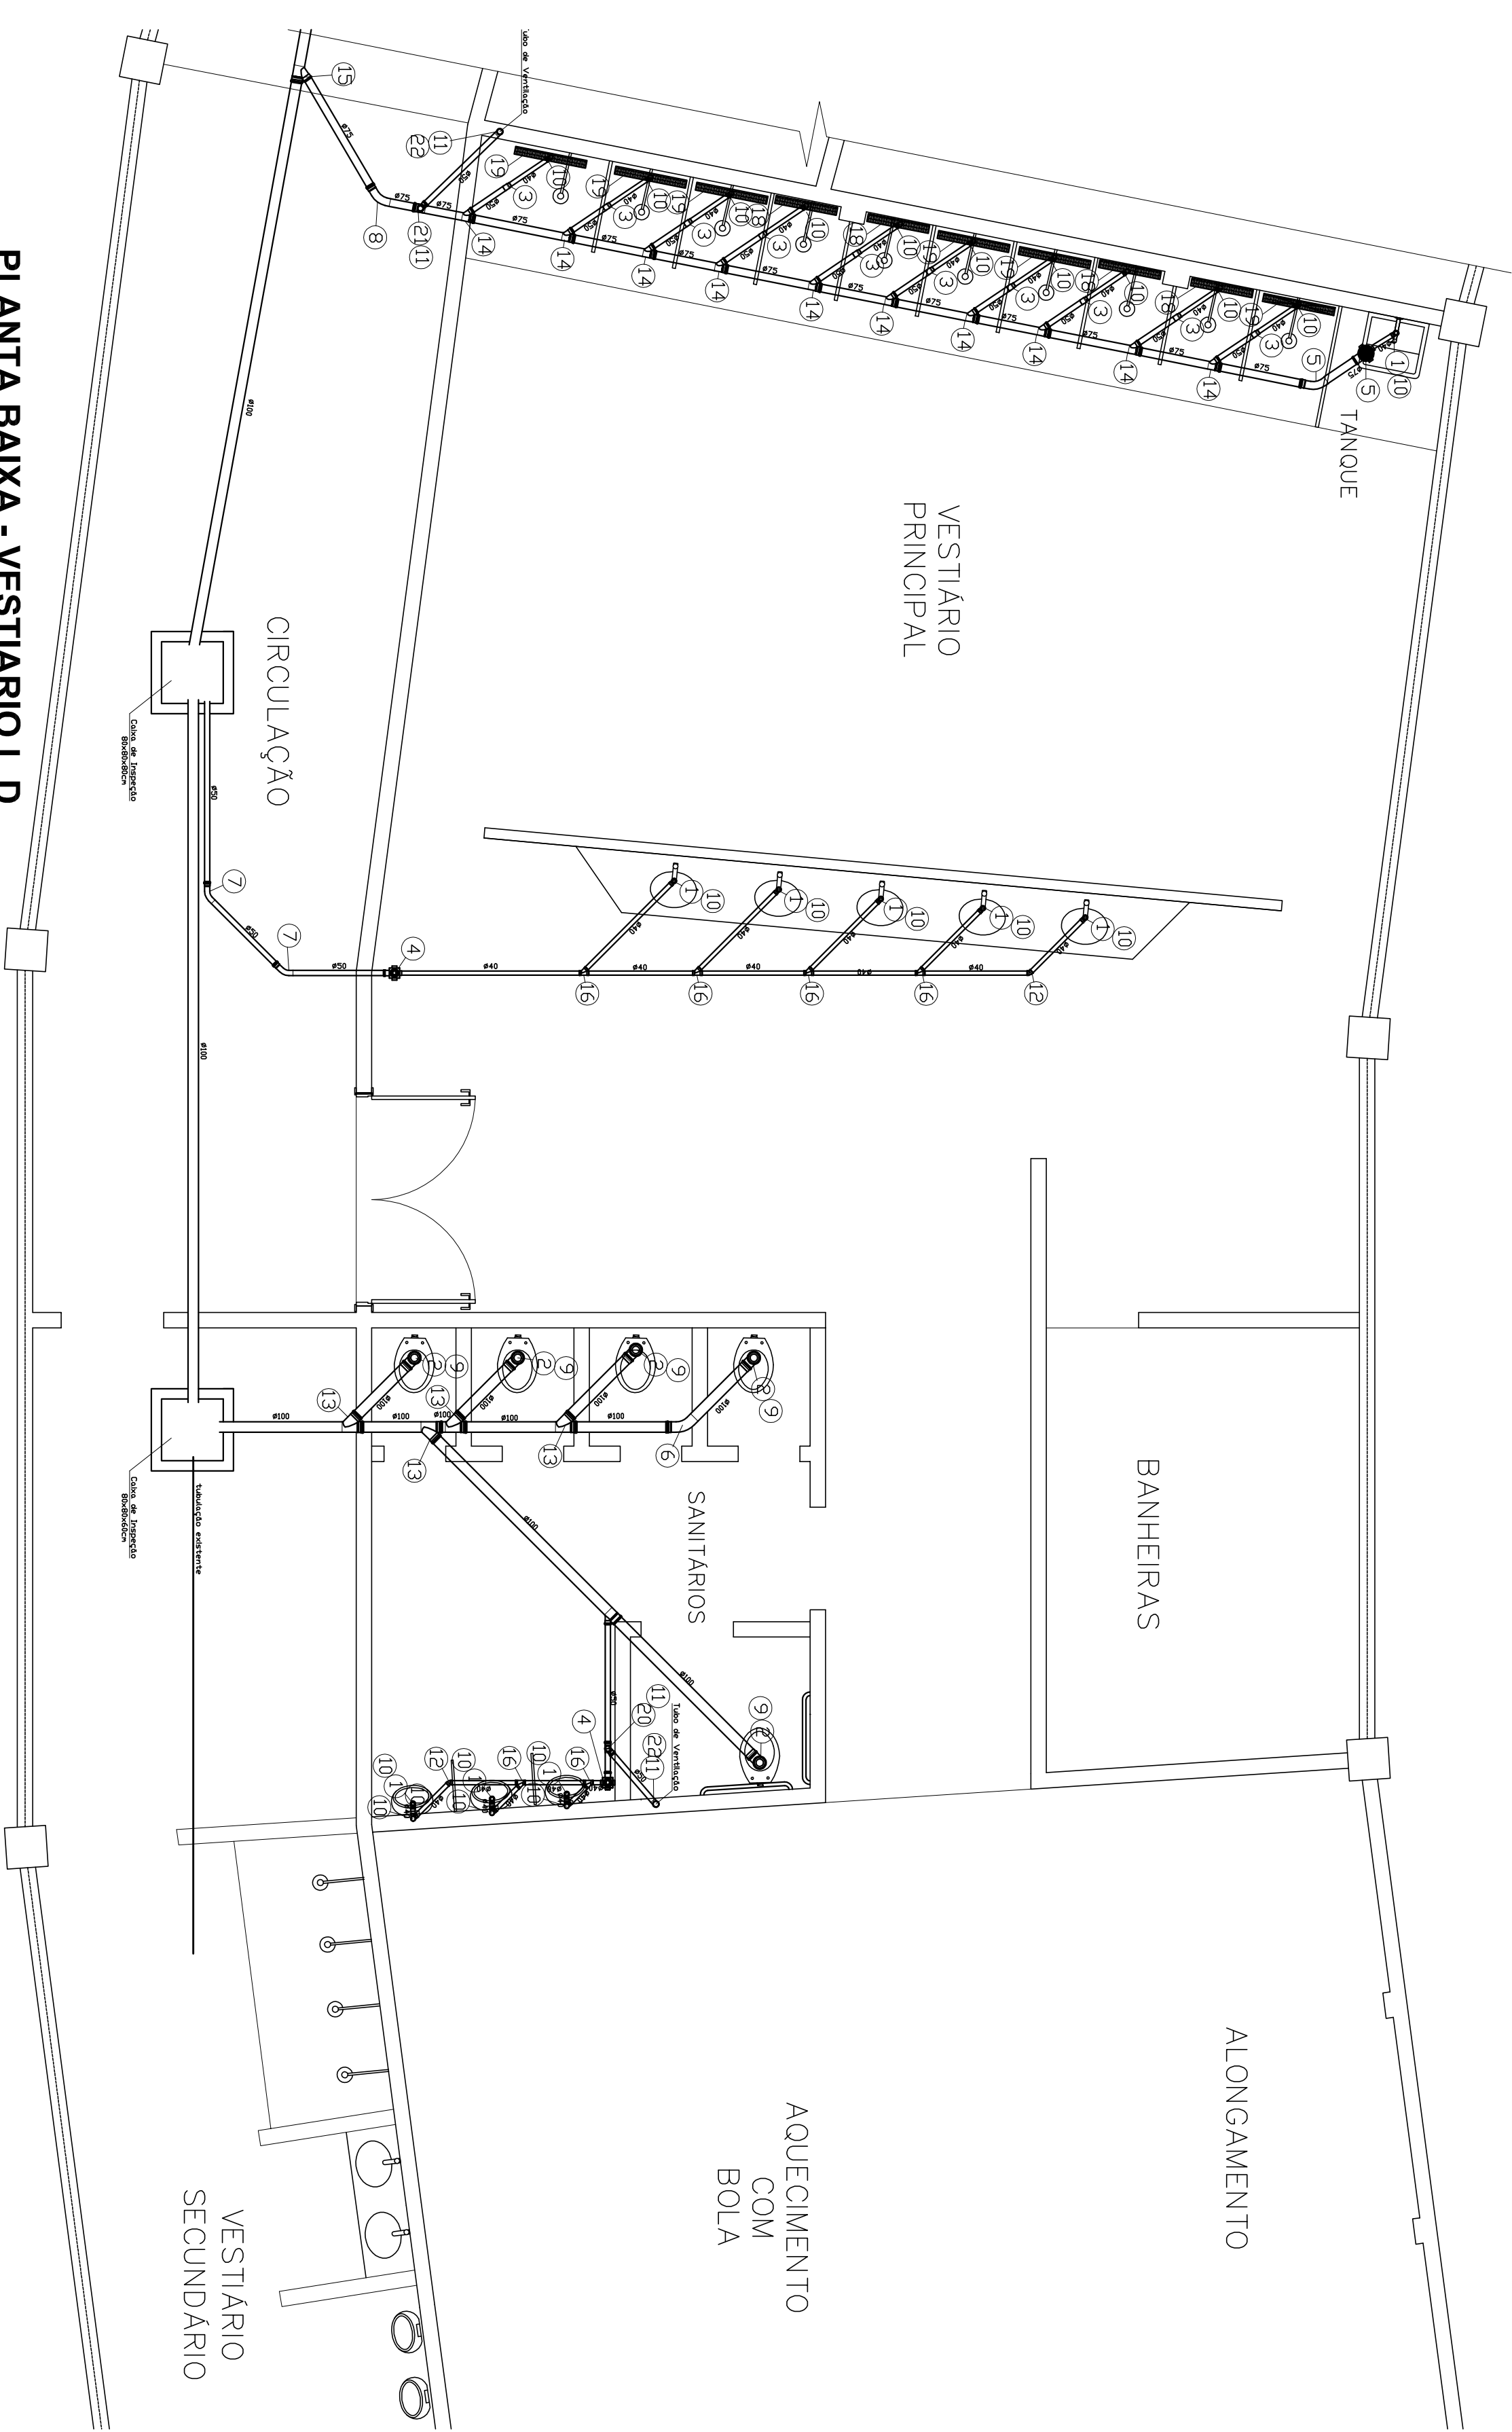

PLANTA BAIXA - VESTIARIO L.D.



ESCALA 1:50

RELATÓRIO DE MATERIAIS			
DESCRIÇÃO	QUANTIDADE	CODIGO	
Adaptador JE p/ Sifão Metálico Série Normal 40x1/2" - TIPOE	15un	27.26.458.4	
Adaptador p/ Saída de Vaso Sanitário Série Normal 100mm - TIPOE	05un	26.01.00.0	
Bucha de Redução Longa Série Normal 50x40mm - TIPOE	10un	27.26.92.5	
Bucha Sifonada Montada com Grelha e Porta Grelha 100 x 100 x 50 - Quadrado - TIPOE	05un	27.08.91.9	
Bucha Sifonada Montada com Grelha e Porta Grelha 150 x 100 x 75 - Retangular - TIPOE	05un	27.08.92.0	
Curva 45º Longa Série Normal 100mm - TIPOE	06un	26.01.00.0	
Curva 45º Longa Série Normal 50mm - TIPOE	05un	26.01.00.5	
Curva 90º Curta Série Normal 100mm - TIPOE	05un	26.01.00.3	
Curva 90º Curta Série Normal 40mm com Bolas Lisas - TIPOE	20un	27.01.04.5	
Curva 45º Série Normal 40mm com Bolas Lisas - TIPOE	05un	27.01.04.3	
Junção Simples Série Normal 100x50mm - TIPOE	04un	27.25.54.1	
Junção Simples Série Normal 40mm com Bolas Lisas - TIPOE	06un	26.27.74.9	
Junção Simples Série Normal 100x75mm - TIPOE	06un	26.27.74.7	
Junção Simples Série Normal 75x50mm - TIPOE	05un	26.27.74.5	
Junção Simples Série Normal 40mm com Bolas Lisas - TIPOE	07un	27.26.52.3	
Raio Linear 75cm - Grelha Box - TIPOE	01un	27.26.52.4	
T8 Série Normal 50mm - TIPOE	01un	26.36.69.1	
T8 Série Normal 75x50mm - TIPOE	01un	26.36.75.3	
T8 Série Normal 100x50mm com Bolas Lisas - TIPOE	01un	27.01.05.2	
T8 Série PVC Série Normal 40mm - TIPOE	24.10m	11.03.00.2	
Tubo de PVC Série Normal 40mm - TIPOE	11.00m	11.03.02.2	
Tubo de PVC Série Normal 75mm - TIPOE	13.71m	11.03.06.4	

RELATÓRIO DE MATERIAIS	
ITEM	DESCRIÇÃO
1	Adaptador JE p/ Sifão Metálico Série Normal 40x1/2" - TIPOE
2	Adaptador p/ Saída de Vaso Sanitário Série Normal 100mm - TIPOE
3	Bucha de Redução Longa Série Normal 50x40mm - TIPOE
4	Bucha Sifonada Montada com Grelha e Porta Grelha 100 x 100 x 50 - Quadrado - TIPOE
5	Bucha Sifonada Montada com Grelha e Porta Grelha 150 x 100 x 75 - Retangular - TIPOE
6	Curva 45º Longa Série Normal 100mm - TIPOE
7	Curva 45º Longa Série Normal 50mm - TIPOE
8	Curva 90º Curta Série Normal 100mm - TIPOE
9	Curva 90º Curta Série Normal 40mm com Bolas Lisas - TIPOE
10	Curva 90º Curta Série Normal 50mm - TIPOE
11	Curva 90º Curta Série Normal 100mm - TIPOE
12	Curva 45º Série Normal 40mm com Bolas Lisas - TIPOE
13	Curva 45º Série Normal 40mm com Bolas Lisas - TIPOE
14	Junção Simples Série Normal 100x50mm - TIPOE
15	Junção Simples Série Normal 100x75mm - TIPOE
16	Junção Simples Série Normal 40mm com Bolas Lisas - TIPOE
17	Junção Simples Série Normal 75x50mm - TIPOE
18	Raio Linear 75cm - Grelha Box - TIPOE
19	T8 Série Normal 50mm - TIPOE
20	T8 Série Normal 75x50mm - TIPOE
21	T8 Série Normal 100x50mm - TIPOE
22	Tubo de PVC Série Normal 40mm - TIPOE
23	Tubo de PVC Série Normal 100mm - TIPOE
24	Tubo de PVC Série Normal 40mm com Bolas Lisas - TIPOE
25	Tubo de PVC Série Normal 75mm - TIPOE

DETALHE CPE

s/85c.

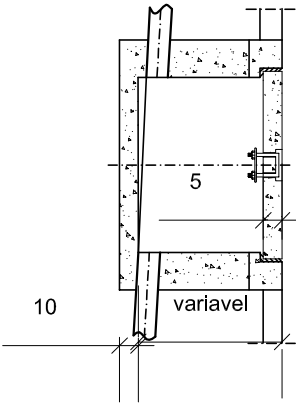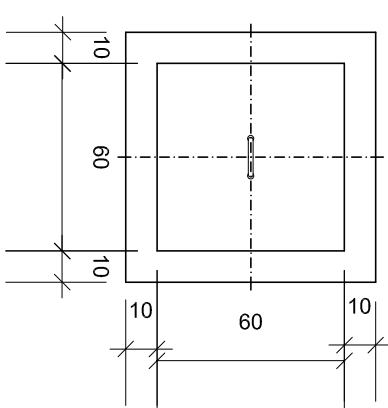

SESSÃO CPE

PREFEITURA DE JUIZ DE FORA

SECRETARIA DE OBRAS / SUBSECRETARIA DE COORD. E PROJETOS - SSCP

ESTÁDIO MUNICIPAL DE JUIZ DE FORA

PROJETO PARA REFORMA - ESGOTO SANITÁRIO

INDICADO

AUTOR ESTUDO PROJETO

SUBSECRETARIA

SECRETARIO

ENGº WASHINGTON LUIZ TEIXEIRA

ENG. ROBERTA RUHEVA

ENG. AMAURY COURI

DESENHO

ESCALA

DATA DO PROJETO

JUNHO/13

ARQUIVO

ARO, ESTÁDIO MUNICIPAL

REFORMA E ESG.MD