


PLANTA BAIXA

ESCALA 1:100



- NOTAS:**
- ÁGUA FRIA:**
- 1 - AS TUBULAÇÕES PARA ÁGUA FRIA SERÃO EM TUBO PVC RÍGIDO SOLDAVEL, ATENDENDO A NBR 5648 DA ABNT.
 - 2 - DURANTE A CONSTRUÇÃO E ATÉ A MONTAGEM DOS APARELHOS AS EXTREMIDADES LIVRES DAS CANALIZAÇÕES SERÃO VEDADAS COM BUCHOS ROSCADOS, NÃO SENDO PERMITIDO O USO DE BUCHAS DE MADEIRA OU PAPEL.
 - 3 - PARA FACILIDADE DE MONTAGEM E DESMONTAGEM DAS CANALIZAÇÕES FOI REGISTROS DEVERÃO SER COLOCADOS ADAPTADORES JUNTO AOS MESMOS.
 - 4 - DIÂMETROS DAS TUBULAÇÕES E CONEXÕES EM MILÍMETRO.
 - 5 - DIÂMETROS MÃO INDICADOS 25mm.
- GERAL:**
- 1 - CORTAS EM CENTÍMETRO NÍVEIS EM METROS.
 - 2 - TODA INSTALAÇÃO DEVERÁ TER SUAS ENTRADAS EM FUNCIONAMENTO, SER INSPECIONADA E ENDEREÇADA COM OS TESTES PREVISTOS PELA ABNT.
 - 3 - TODOS OS MATERIAIS COMPONENTES DAS INSTALAÇÕES DEVERÃO ATENDER AOS PADRÕES DE FABRICAÇÃO E AOS MÉTODOS DE ENSAIO EXISTENTES PELA ABNT.
 - 4 - TODA TUBULAÇÃO APARENTE DEVERÁ SER CONVENIENTEMENTE PROTEGIDA A ESTRUTURA DE SUPORTE, ATRAVÉS DE BRACOS DE TIPO "D", ESPACIADOS DE NO MÁXIMO 1,50m.

RELAÇÃO MILÍMETROS POLEGADAS P/ TUBULAÇÃO ÁGUA FRIA PVC - (NBR 5648)									
Diâm Nominal Milímetros	20	25	32	40	50	60	75	85	110
Polegadas	1/2"	3/4"	1"	1 1/4"	1 1/2"	2"	2 1/2"	3"	4"

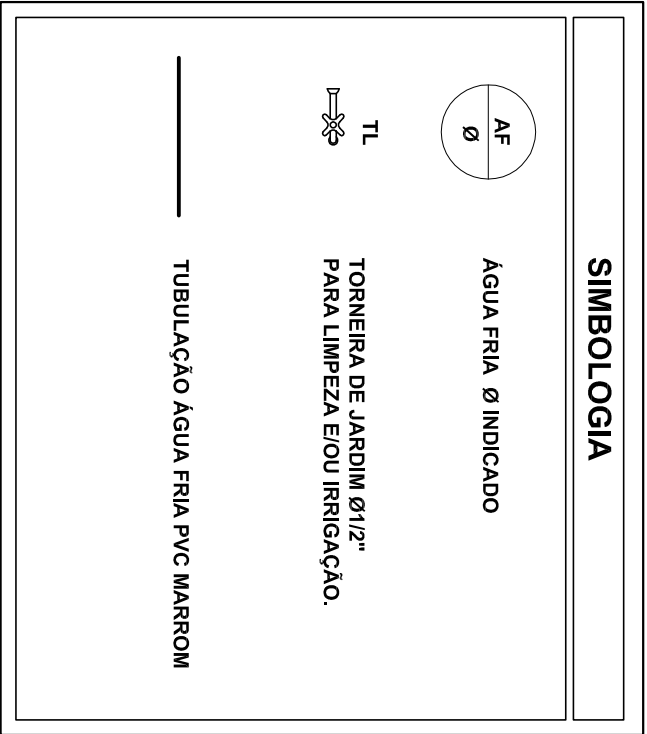

PLANTA BARRILETE SOBRE A LAJE

ESCALA 1:100

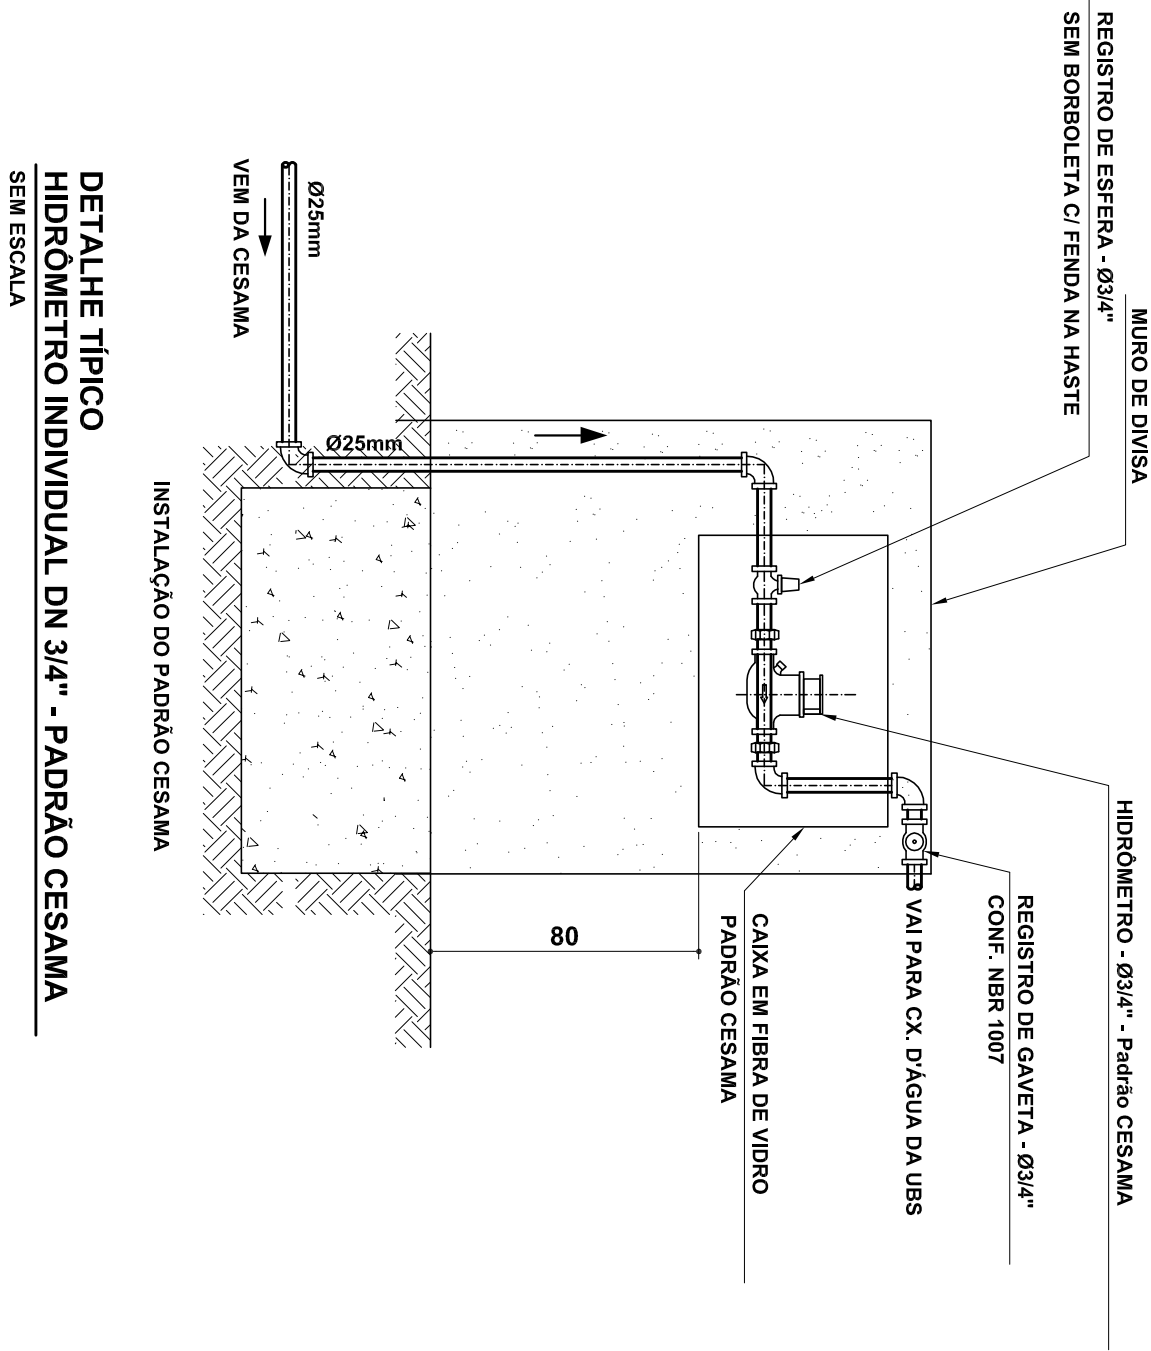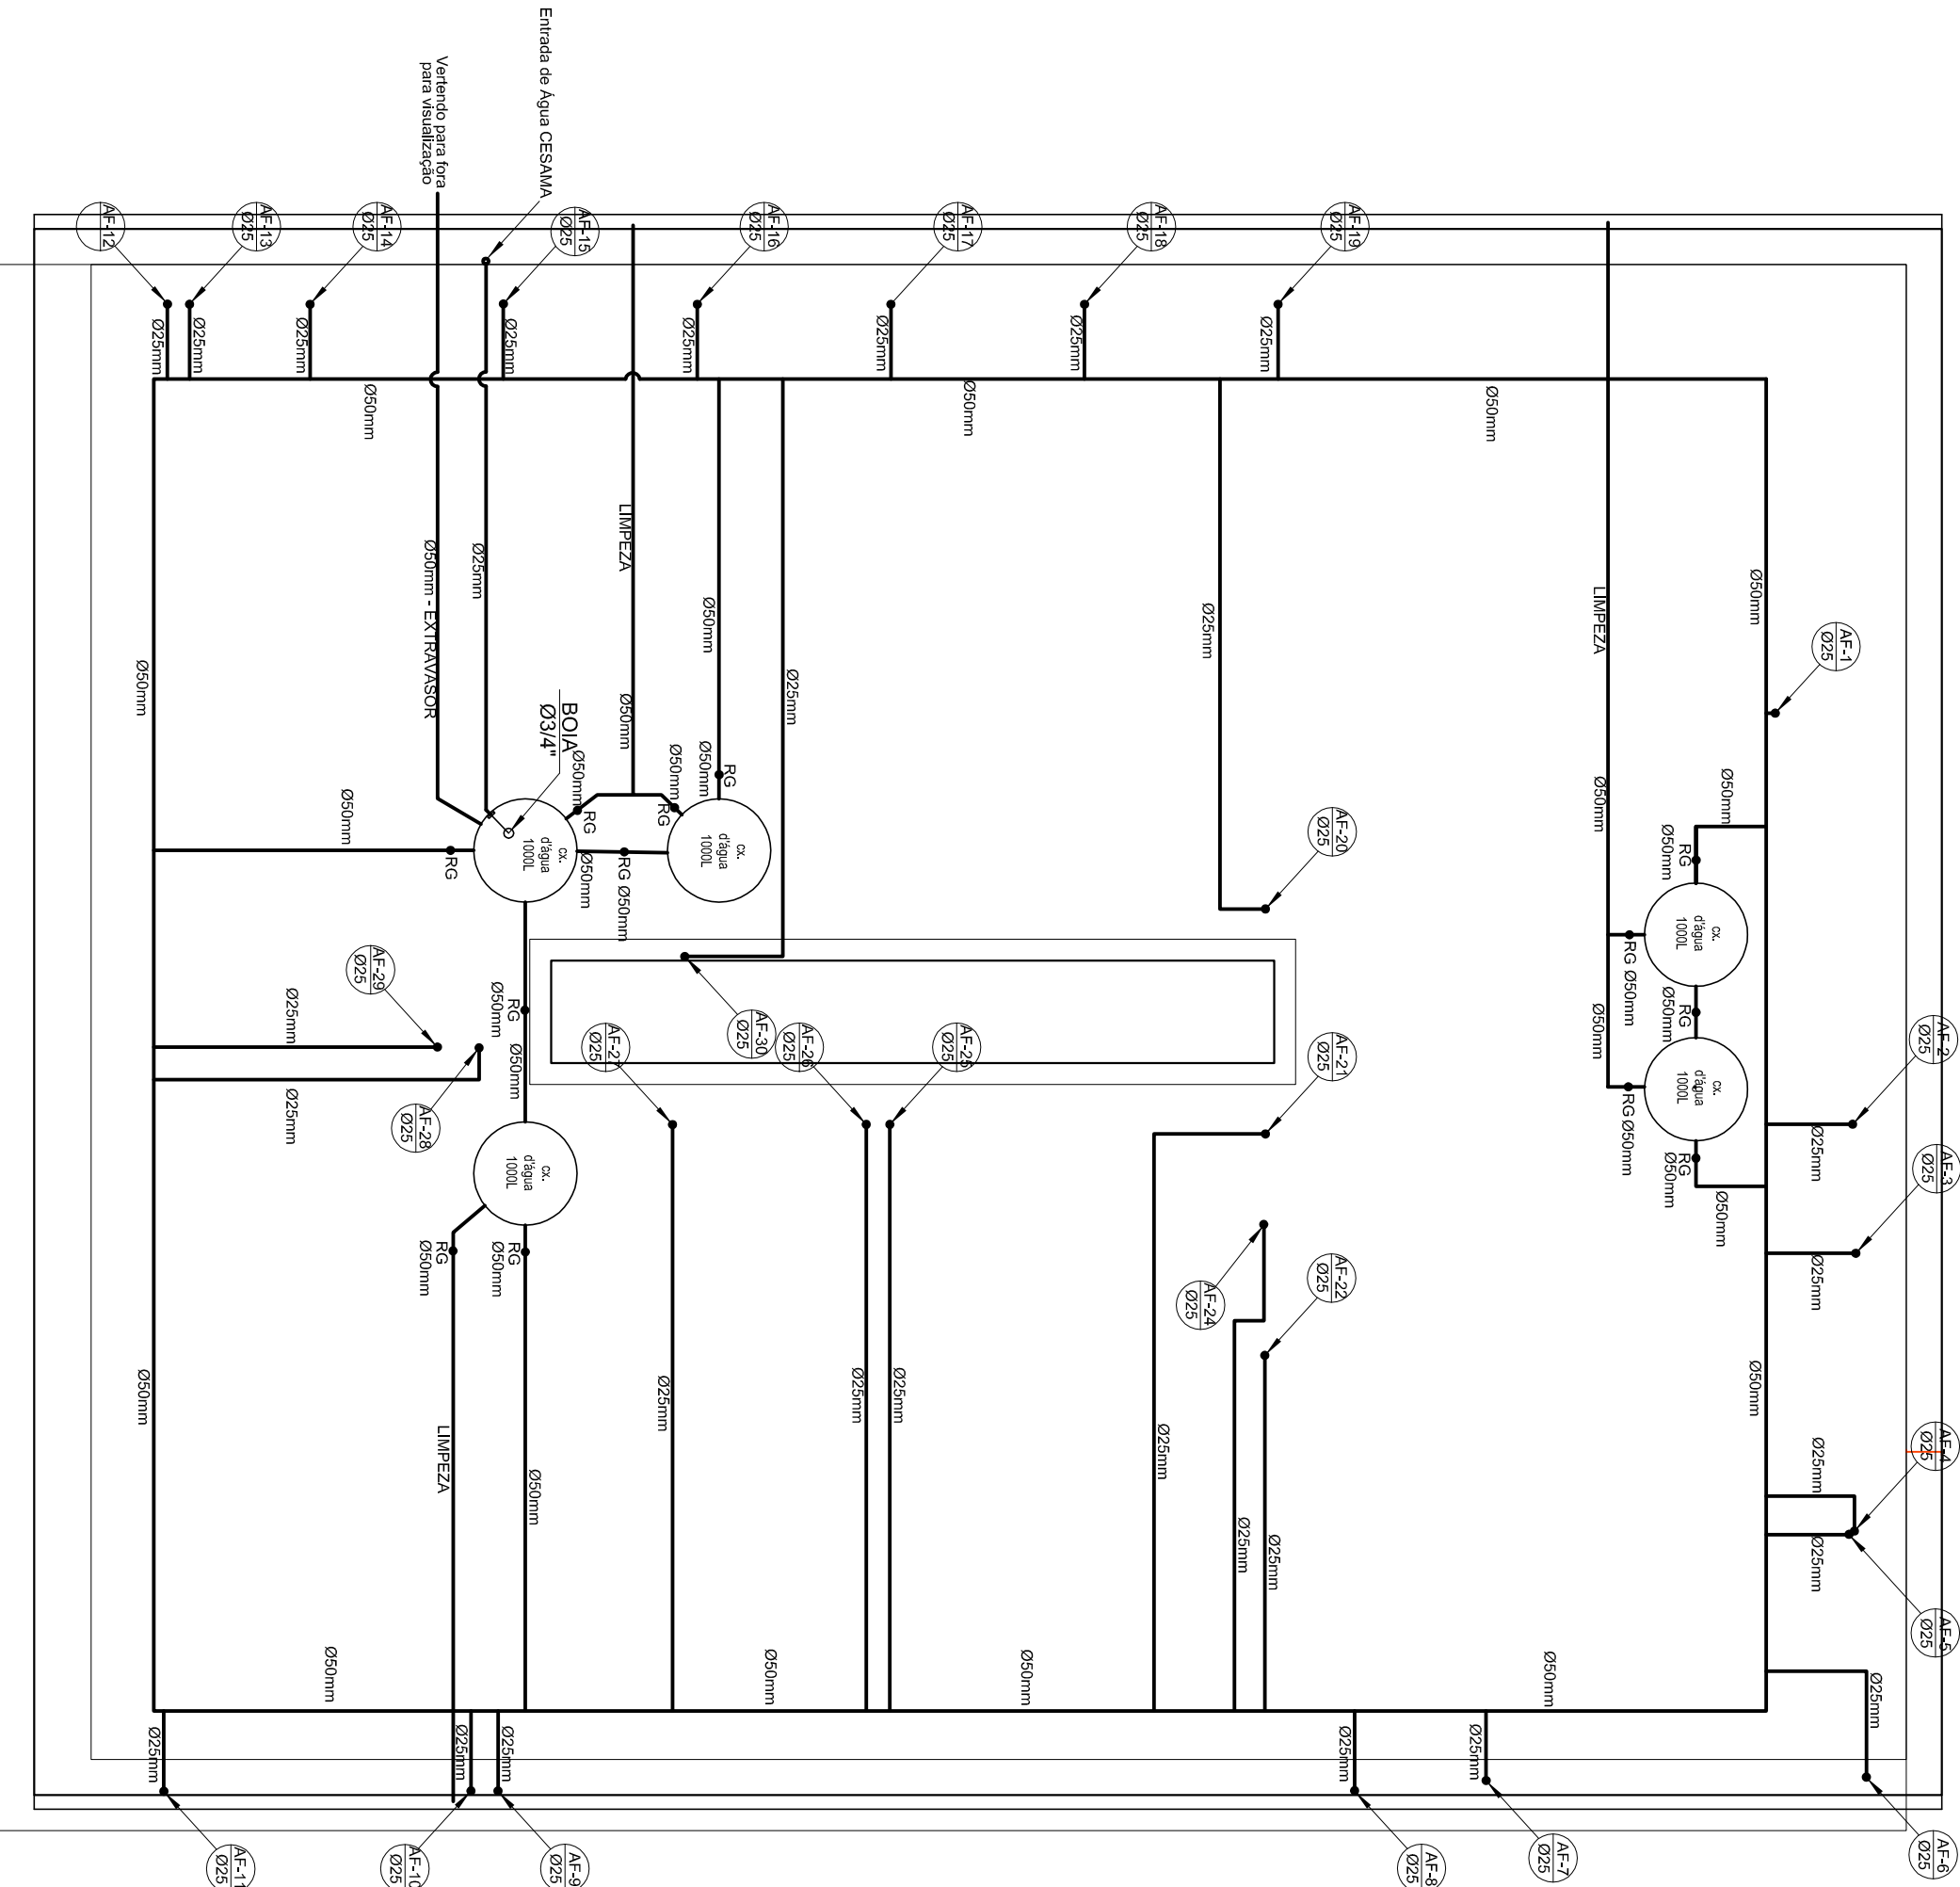

RELAÇÃO DE MATERIAIS REDE ÁGUA FRIA			
ITEM	DESCRIÇÃO	QUANTIDADE	UNIDADE
1	Adaptador Soldável Curto com Bola e Rosca para Registro 25mm x 3/4"	60	-
2	Adaptador Soldável Curto com Bola e Rosca para Registro 32mm x 1"	20	-
3	Adaptador Soldável Curto com Bola e Rosca para Registro 50mm x 1 1/2"	-	-
4	Adaptador Soldável Curto com Bola e Rosca para Registro 60mm x 2"	-	-
5	Adaptador Soldável Curto com Bola e Rosca para Registro 75mm x 2 1/2"	-	-
6	Adaptador Soldável com Flange Livre para Caixa D'Água 50mm x 3/4"	01	-
7	Adaptador Soldável com Flange Livre para Caixa D'Água 50mm x 1 1/2"	11	-
8	Adaptador Soldável com Flange Livre para Caixa D'Água 75mm x 2 1/2"	-	-
9	Bucha de redução curta PVC soldável 25x25mm	30	-
10	Bucha de redução longa PVC soldável 50x25mm	-	-
11	Bucha de redução longa PVC soldável 50x32mm	-	-
12	Bucha de redução longa PVC soldável 50x32mm	-	-
13	Bucha de redução longa PVC soldável 60x32mm	-	-
14	Bucha de redução longa PVC soldável 60x50mm	-	-
15	Bucha de redução longa PVC soldável 75x50mm	-	-
16	Bucha de redução longa PVC soldável 75x50mm	-	-
17	Joelho 90° PVC soldável e com bucha de lã 25mm x 1/2"	70	-
18	Joelho 90° PVC soldável 25mm	-	-
19	Joelho 90° PVC soldável 32mm	80	-
20	Joelho 90° PVC soldável 50mm	06	-
21	Joelho 90° PVC soldável 50mm	30	-
22	Joelho 90° PVC soldável 50mm	-	-
23	Joelho 45° PVC soldável 50mm	-	-
24	Luva PVC soldável 25mm	15	-
25	Luva PVC soldável 50mm	06	-
26	Tê Soldável com Bucha de Lã na Bucha Central 25mm x 1/2"	06	-
27	Tê PVC soldável 25mm	40	-
28	Tê PVC soldável 32mm	-	-
29	Tê PVC soldável 50mm	-	-
30	Tê PVC soldável 60mm	-	-
31	Tê PVC soldável 75mm	-	-
32	Tê PVC soldável com redução 25x25mm	-	-
33	Tê PVC soldável com redução 50x25mm	30	-
34	Tê PVC soldável com redução 50x32mm	-	-
35	Tê PVC soldável com redução 60x25mm	-	-
36	Tê PVC soldável com redução 60x25mm	-	-
37	Engate flexível em PVC 40mm x 1/2"	65	-
38	Tornilha de pressão 1/2" p/ pia conforme especificações arquitetônicas	11	-
39	Tornilha de pressão 1/2" p/ lavatório conforme especificações arquitetônicas	35	-
40	Tornilha de pressão 1/2" p/ tanque conforme especificações arquitetônicas	03	-
41	Tornilha para jatin coronada 1/2"	04	-
42	Bucha ligante 1/2" conforme especificações arquitetônicas	-	-
43	Valva descarga montada modelo M-300PC	-	-
44	Valvula de descarga publica acabamento cromado 1 1/2"	-	-
45	Registro de Pressão acabamento cromado 3/4"	03	-
46	Registro de Gaveta acabamento cromado 3/4"	30	-
47	Registro de Gaveta acabamento cromado 1"	-	-
48	Registro de Gaveta acabamento cromado 1 1/2"	-	-
49	Registro de Pressão Bruto 3/4"	-	-
50	Registro de Gaveta Bruto 1 1/2"	-	-
51	Registro de Gaveta Bruto 2"	13	-
52	Registro de Gaveta Bruto 2 1/2"	-	-
53	Bola para Caixa D'Água 3/4"	01	-
54	Caixa de água fibra de vidro aquecida 1000 litros	05	-
55	Tubo de PVC soldável para água 20mm x 6 metros	06	-
56	Tubo de PVC soldável para água 25mm x 6 metros	30	-
57	Tubo de PVC soldável para água 50mm x 6 metros	20	-
58	Tubo de PVC soldável para água 32mm x 6 metros	04	-

PREFEITURA DE JUIZ DE FORA

SECRETARIA DE OBRAS / SUBSECRETARIA DE GESTAO DE OBRAS E PROJETOS - SSGEOP

TÍTULO

UBS SÃO BENEDITO

PROJETO DE ÁGUA FRIA

PLANTA BAIXA, PLANTA BARRILETE E DETALHES

AUTOR DO PROJETO

ENG. LINCOLN SANTOS LIMA

DATA DO PROJETO

NOVEMBRO/21

ENG. LINCOLN SANTOS LIMA

UBS SÃO BENEDITO.DWG

Arq
01 02