



PROSECUTURA DE JUIZ DE FORA

SECRETARIA DE OBRAS / SUBSECRETARIA DE GESTÃO DE OBRAS E PROJETOS


| | | | |
|---|--|------------------------------|--|
| PROJETO | | FOLHA | |
| PROJETO DE DRENAGEM - VÁRZEA BAIRRO BENFICA (VIA FÉRREA A PV38) | | DRE | |
| ETAPA | | 01 09 | |
| PROJETO EXECUTIVO | | | |
| CONTEÚDO | | | |
| PLANTA DE SITUAÇÃO | | | |
| SECRETÁRIO | | DATA DO PROJETO | |
| SUB-SECRETÁRIA | | | |
| ENG. LINCOLN SANTOS LIMA | | ENG. BRUNA FERREIRA DA ROCHA | |
| DESENHO | | ARQUIVO | |
| ENG. JADNA ROCHA A. MARQUES | | 1. SITUAÇÃO .DWG | |



PREFEITURA DE JUIZ DE FORA
SECRETARIA DE OBRAS / SUBSECRETARIA DE GESTÃO DE OBRAS E PROJETOS

| REVISÕES: | | NOTAS | | LEGENDA | | PROJETO | | FOLHA | |
|-----------|------|------------|--|------------------------------|--|---|--|--------------------------------|--|
| Nº | DATA | Alterações | | | | PROJETO DE DRENAGEM - VÁRZEA BAIRRO BENFICA (VIA FÉRREA A PV38) | | DRE | |
| | | | | 1- LIGAÇÃO COM TUBO ø 0,40 M | | ETAPA | | 02 09 | |
| | | | | | | PROJETO EXECUTIVO | | | |
| | | | | | | CONTEÚDO | | | |
| | | | | | | PLANTA BAIXA - REDE INTERCEPTORA | | | |
| | | | | | | SECRETARIO | | | |
| | | | | | | SUB-SECRETARIA | | DATA DO PROJETO | |
| | | | | | | ENG. LINCOLN SANTOS LIMA | | R1-09-2021 | |
| | | | | | | DESENHO | | ASSINADO | |
| | | | | | | ENG. JADNA ROCHA A. MARQUES | | 2-INTERCEPTORA E PERISITS .DWG | |

ESCALA: HORIZ: 1 / 1000
VERTI: 1 / 100

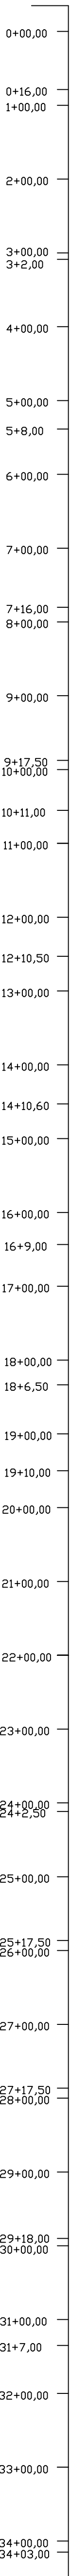


JZ. SEBASTIÃO GARCIA
AFONSO GARCIA


AFONSO GARCIA

ESCALA: HORIZ.: 1 / 1000



VERT.: 1 / 100

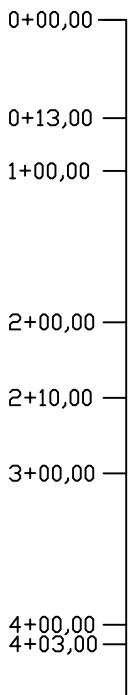



ESCALA: HORIZ. 1 / 1000
VERTI. 1 / 100

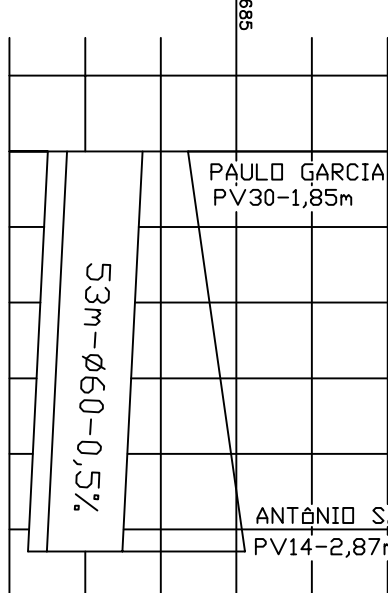

ESCALA: HORIZ. 1 / 1000
VERTI. 1 / 100

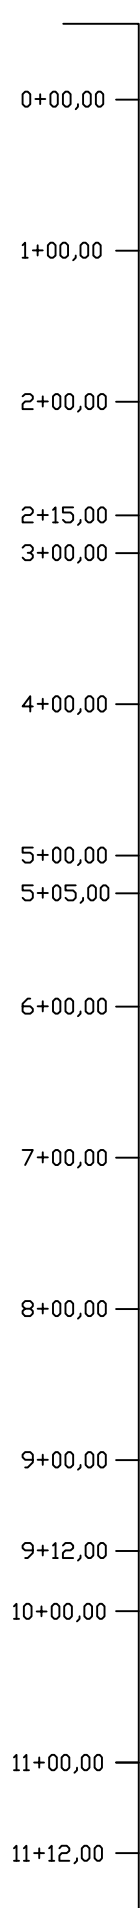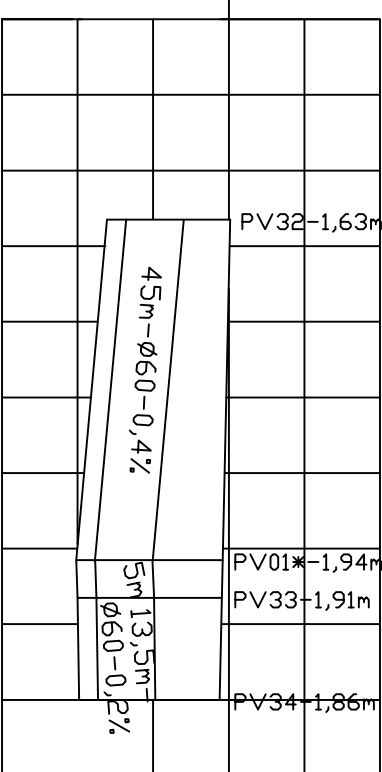


ESCALA: HORIZ.: 1 / 1000
VERTI.: 1 / 100


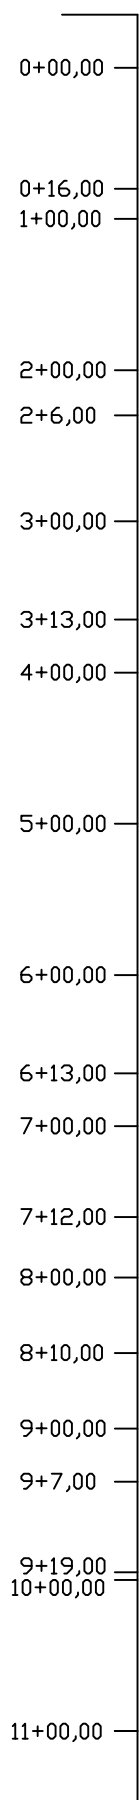
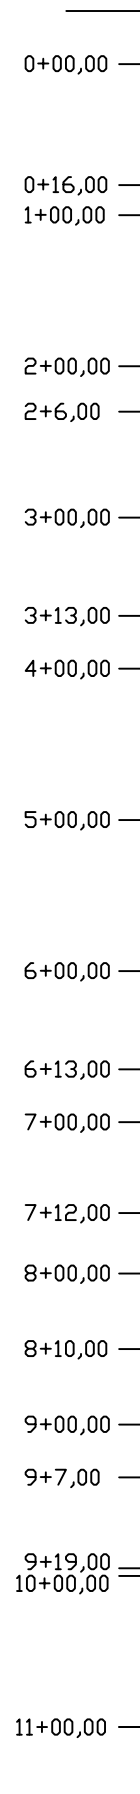


ESCALA: HORIZ: 1 / 1000
VERTI: 1 / 100




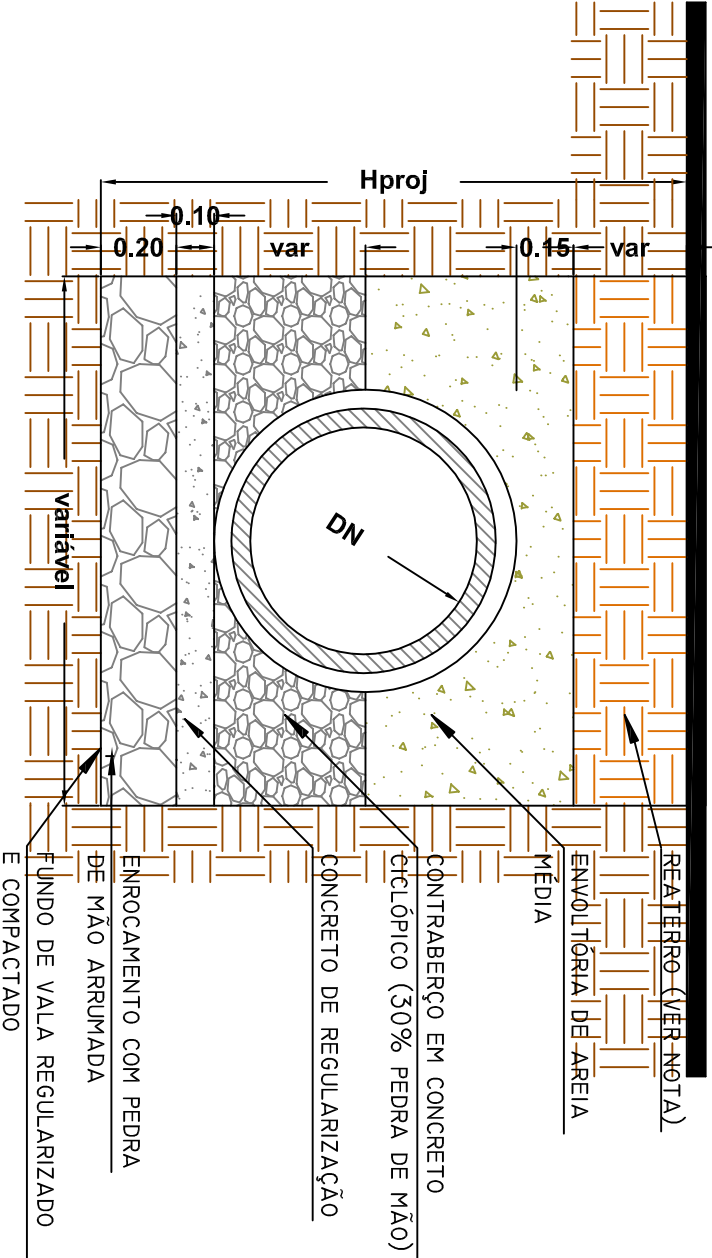

VISTA TRANSVERSAL - TRECHO 3
ESCALA 1:25

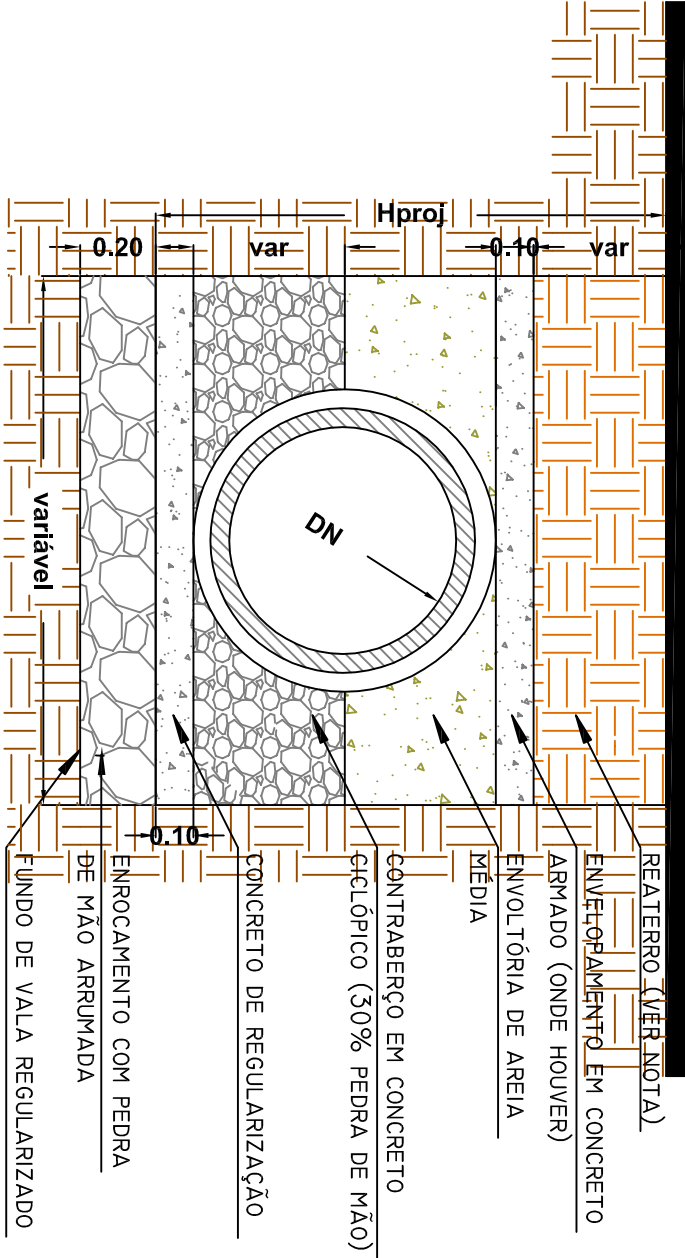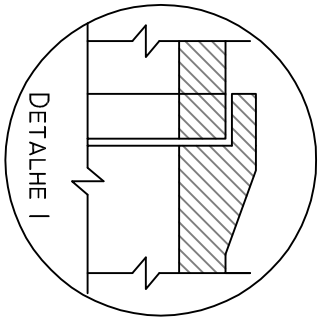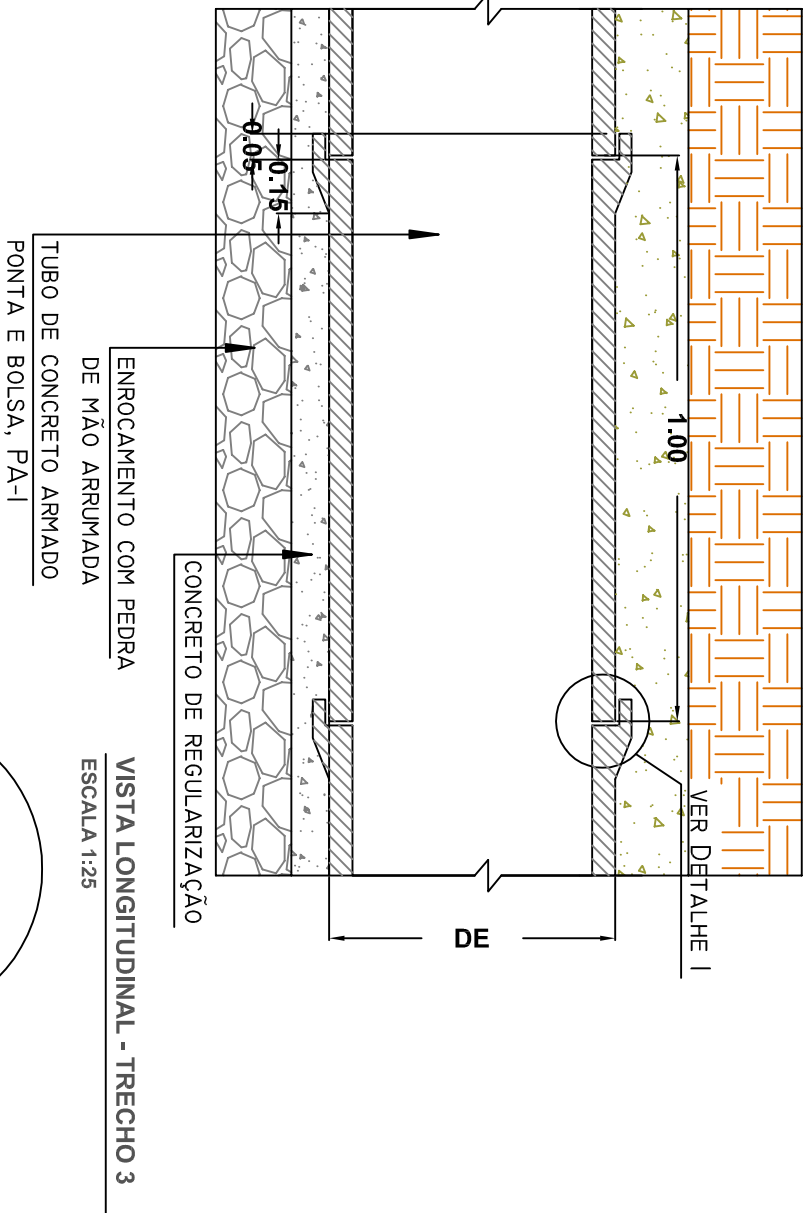

VISTA TRANSVERSAL - TRECHO 4
ESCALA 1:25

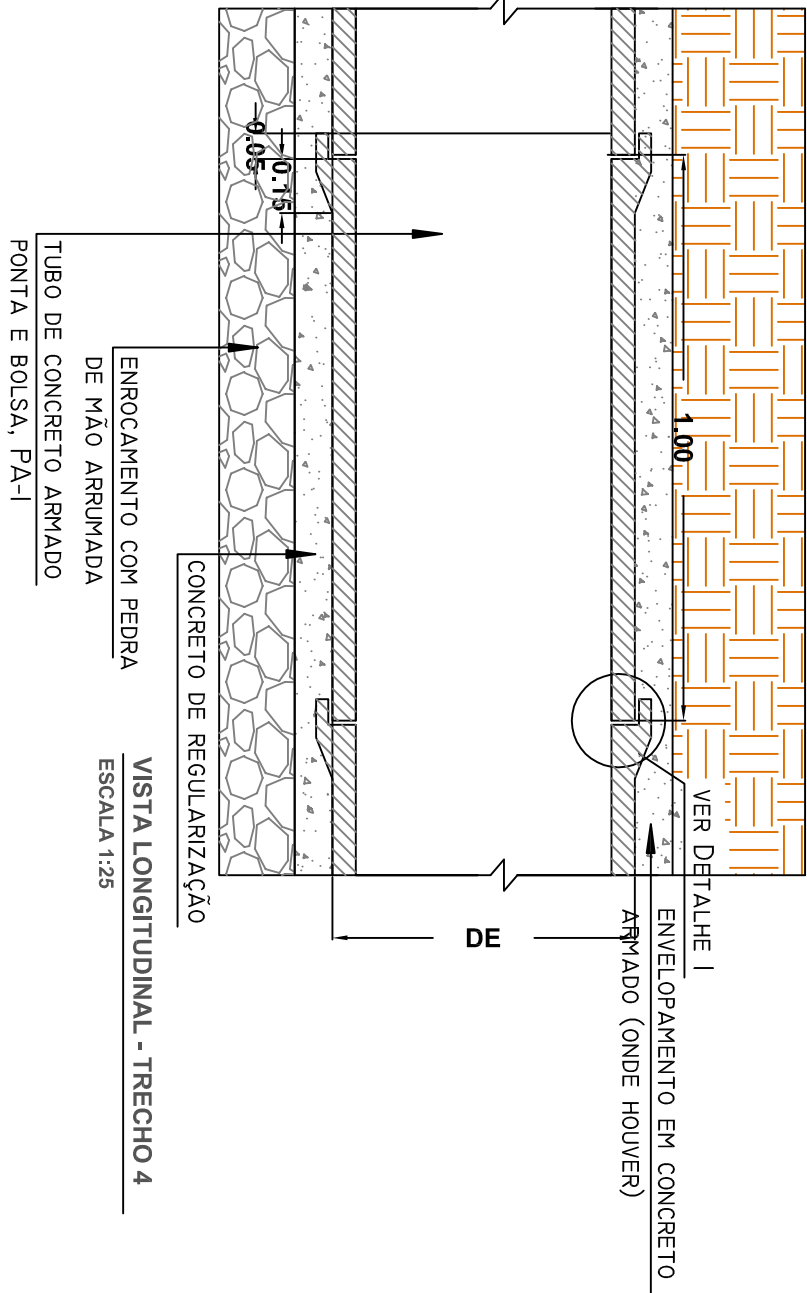

- NOTA:
- EXECUTAR REJUNTAMENTO DAS JUNTAS RÍGIDAS POR TODO O PERÍMETRO, MEIA-CIRCUNFERÊNCIAS INTERNA E EXTERNA;
 - PARA O TRECHO 2, NOS SEGMENTOS ONDE ESTÁ PREVISTO ENVELOPAMENTO, O MESMO DEVERÁ SER FEITO EM CONCRETO USUADO BOMBADO 25MPA, ARMADO (MALHA DE AÇO CA-60, 15X15, Ø4,2MM), ESPESURA 10CM. TAIS SEGMENTOS ESTÃO ESPECIFICADOS EM PLANTA DE REDE INTERCEPTORA (FL. 03.10);
 - O REATERRO DAS VALAS DEVERÁ SER EXECUTADO COM 4,0% DE MATERIAL REAPROVEITADO (SOLO ESCAVADO) E 60% COM MATERIAL DE EMPRÉSTIMO (AREIA PARA ATERRO);

| REVISÕES: | |
|-----------|------|
| Nº | Data |
| | |
| | |
| Alterações | |
|------------|--|
| | |
| | |
| | | |
|-----------------------------|---|-----------------|
| PROJETO | PROJETO DE DRENAGEM - VÁRZEA BAIRRO BENFICA (VIA FÉRREA A PV38) | FOLHA |
| ETAPA | PROJETO EXECUTIVO | DRE |
| CONTEÚDO | REDE TUBULAR - TRECHOS 1 E 2 | 04 09 |
| SECRETÁRIO | SUB-SECRETARIA | DATA DO PROJETO |
| ENG. LINCOLN SANTOS LIMA | ENG. BRUNA FERREIRA DA ROCHA | R1-09.2021 |
| DESENHO | ARQUIVO | |
| ENG. JADNA ROCHA A. MARQUES | 3.REDE TUBULAR. DWG | |




SECRETARIA DE OBRAS / SUBSECRETARIA DE GESTÃO DE OBRAS E PROJETOS


4.PVS .DWG

05 | 09




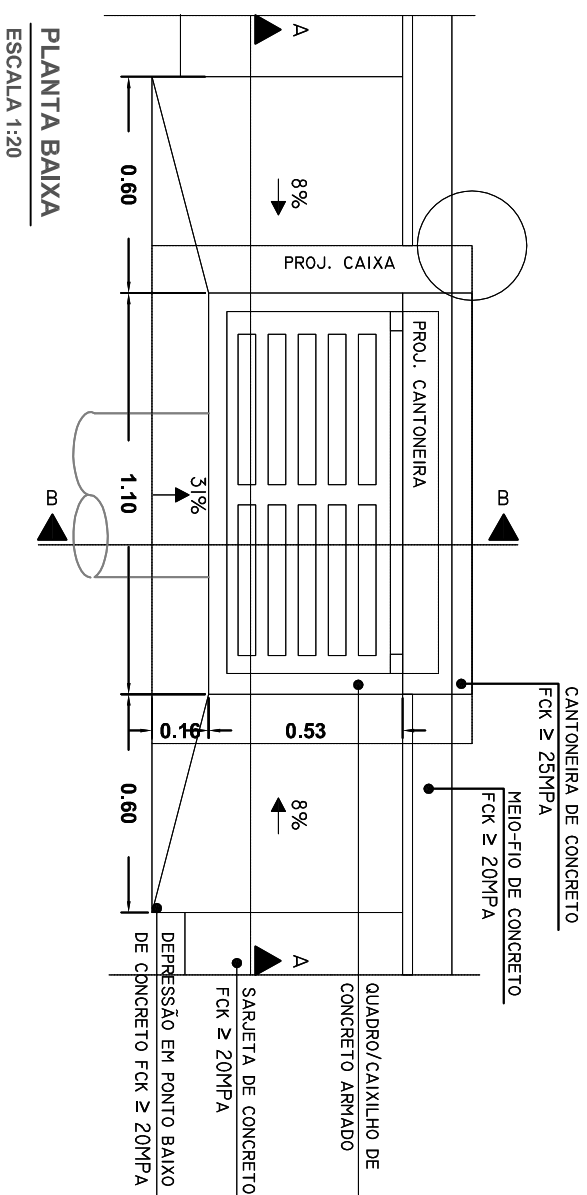


PLANTA BAIXA
ESCALA 1:20

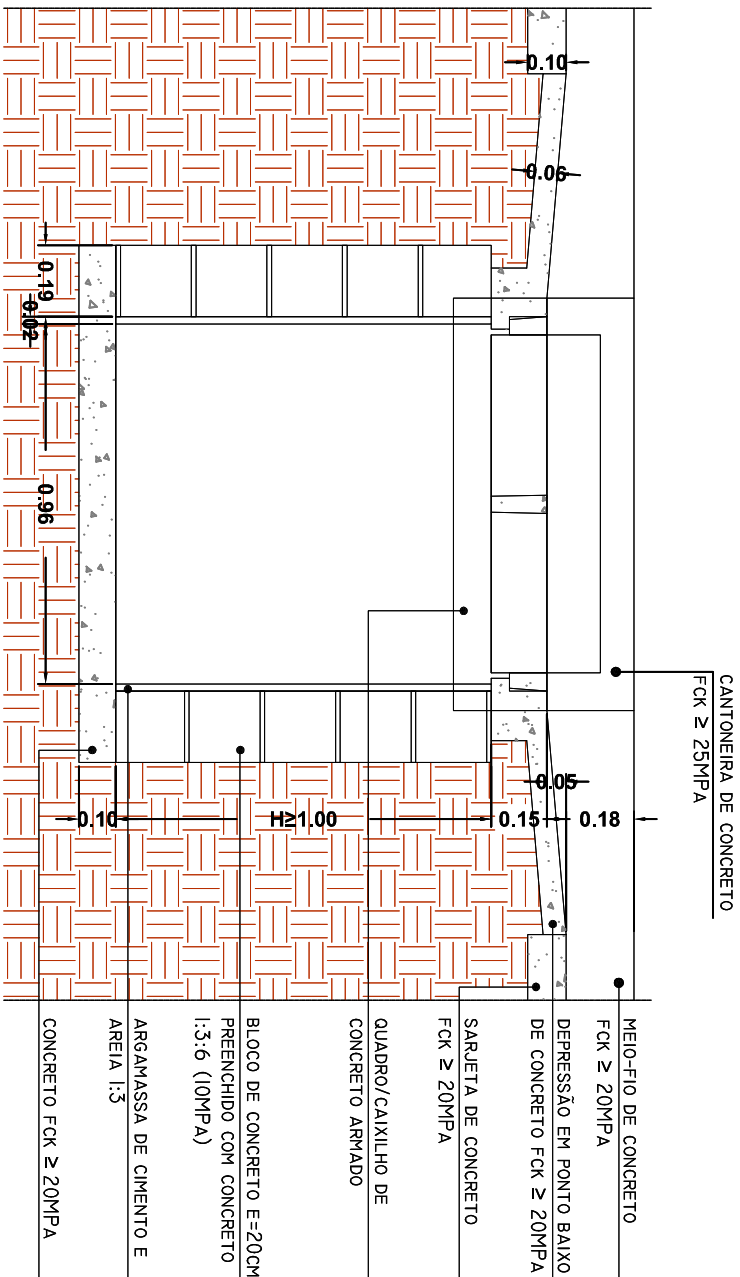

CORTE A-A
ESCALA 1:20

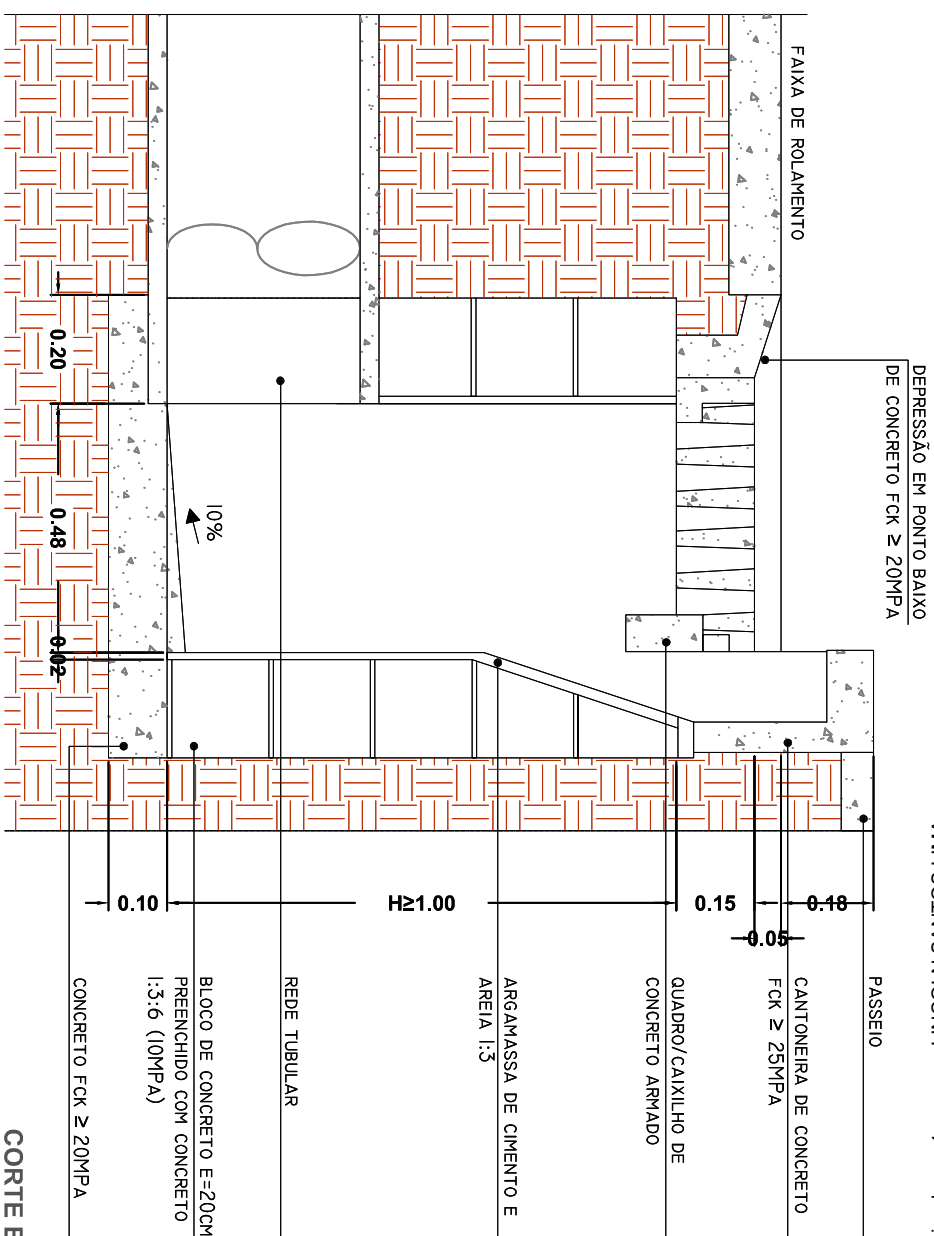[illegible]

CORTE B-B
ESCALA 1:20



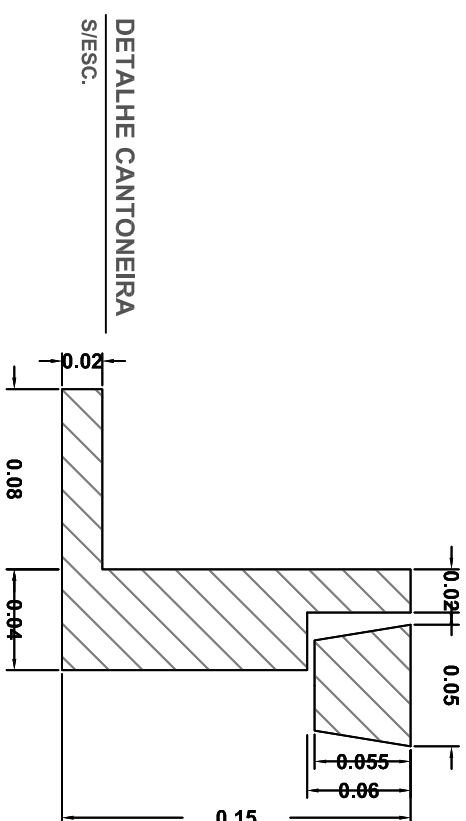


DETALHE CANTONEIRA
S/ESC.

PREFEITURA DE JUIZ DE FORA

SECRETARIA DE OBRAS / SUBSECRETARIA DE GESTÃO DE OBRAS E PROJETOS

| | | |
|---|------------------------------|-----------------|
| PROJETO | | FOLHA |
| PROJETO DE DRENAGEM - VARZEA BAIRRO BENFICA (VIA FÉRREA A PV38) | | |
| ETAPA | | DRE |
| PROJETO EXECUTIVO | | 06 09 |
| CONTEÚDO | | |
| BOCAS COLETORAS COMBINADAS SIMPLES (TIPO B - SUDECAP) | | |
| SECRETÁRIO | SUB-SECRETÁRIA | DATA DO PROJETO |
| ENG. LINCOLN SANTOS LIMA | ENG. BRUNA FERREIRA DA ROCHA | R1-09.2021 |
| DESENHO | ARQUIVO | |
| ENG. JADNA ROCHA A. MARQUES | 5.BCS .DWG | |

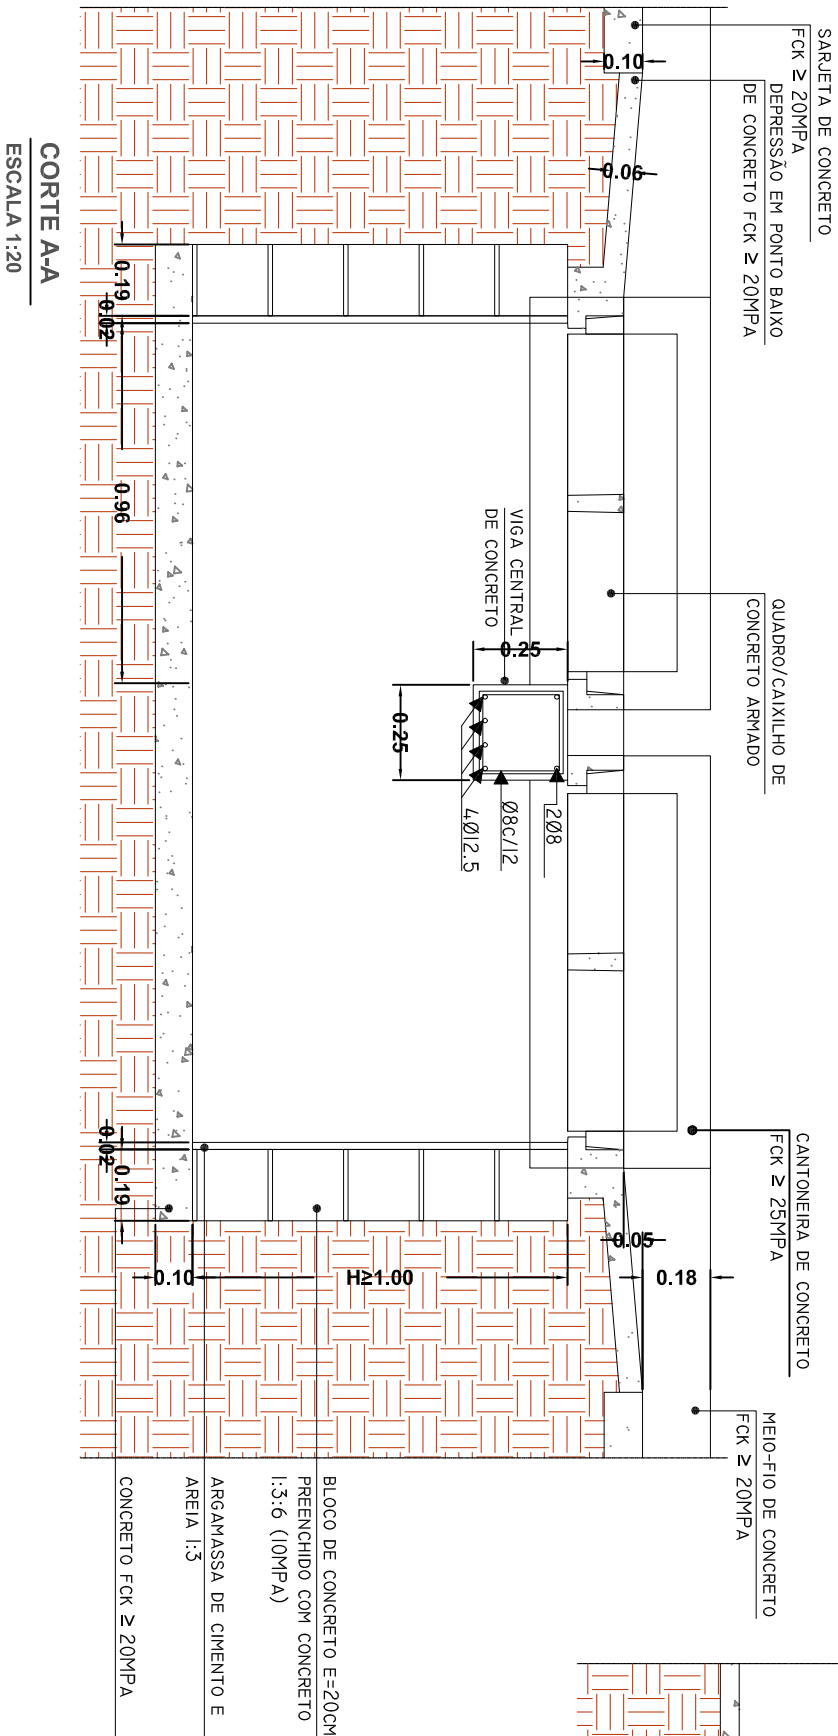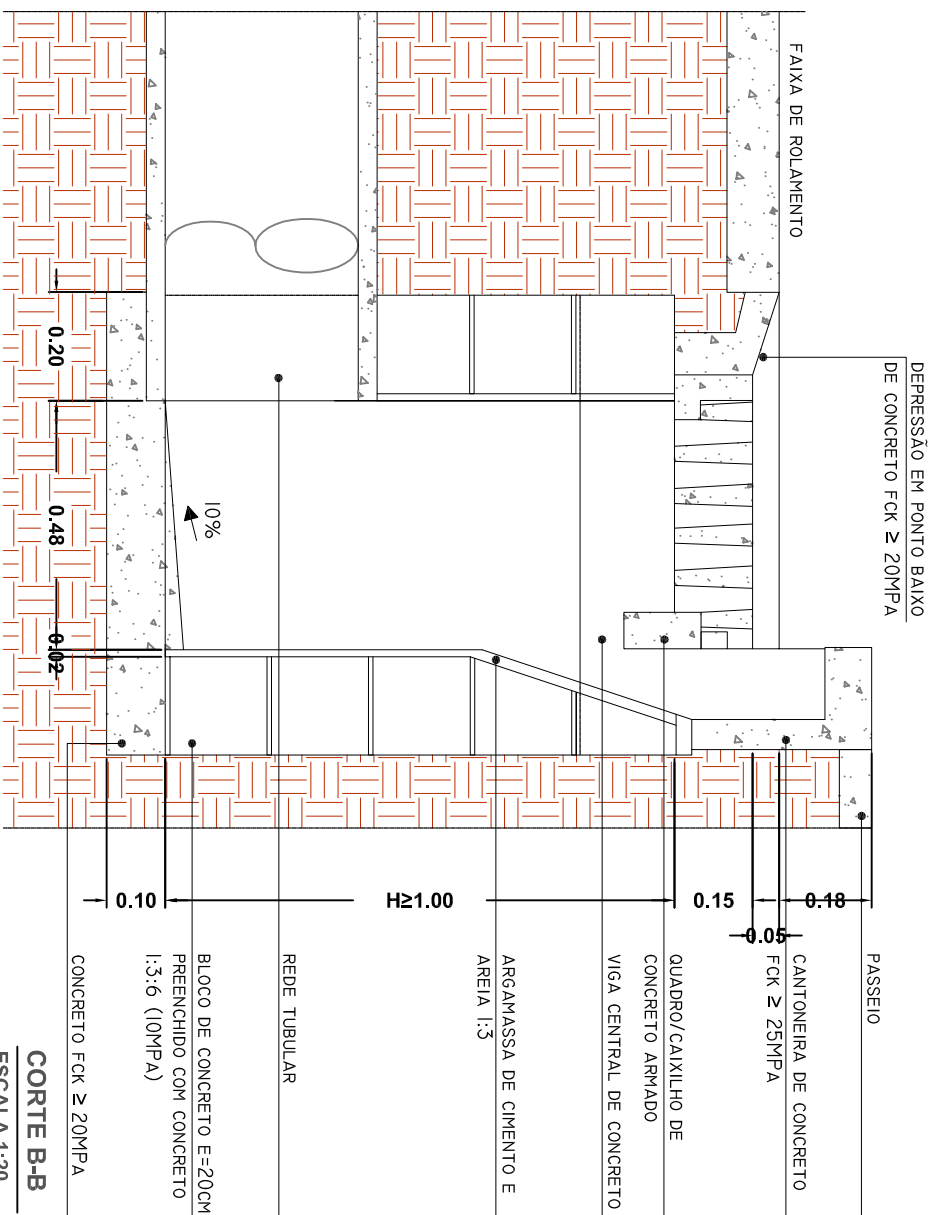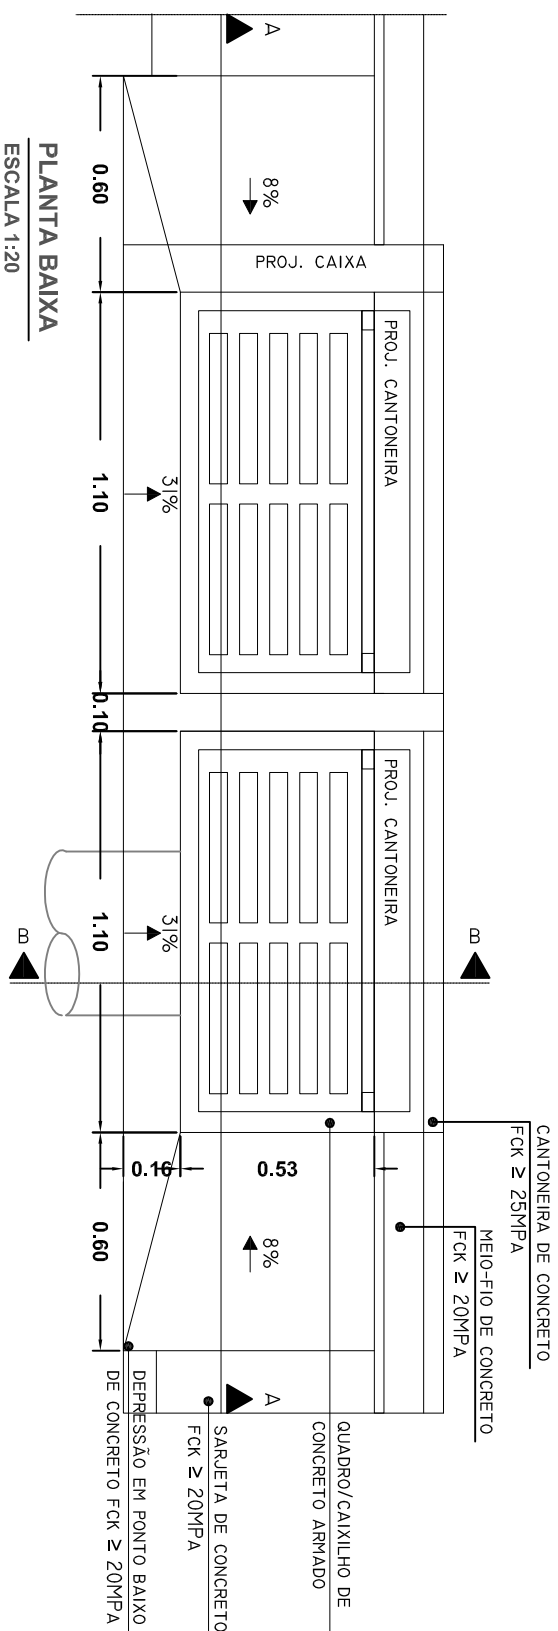


PREFEITURA DE JUIZ DE FORA

SECRETARIA DE OBRAS / SUBSECRETARIA DE GESTÃO DE OBRAS E PROJETOS

[illegible]

| | | |
|---|--|-----------------|
| PROJETO DE DRENAGEM - VÁRZEA BAIRRO BENFICA (VIA FÉRREA A PV38) | | FOLHA |
| ETAPA | PROJETO EXECUTIVO | DRE |
| CONTEUDO | BOCAS COLETORAS COMBINADAS DUPLAS (TIPO B - SUDECAP) | 07 09 |
| SECRETÁRIO | SUB-SECRETARIA | DATA DO PROJETO |
| ENG. LINCOLN SANTOS LIMA | ENG. BRUNA FERREIRA DA ROCHA | R1-09.2021 |
| | DESENHO | ARQUIVO |
| | ENG. JADNA ROCHA A. MARQUES | 5.BCS .DWG |

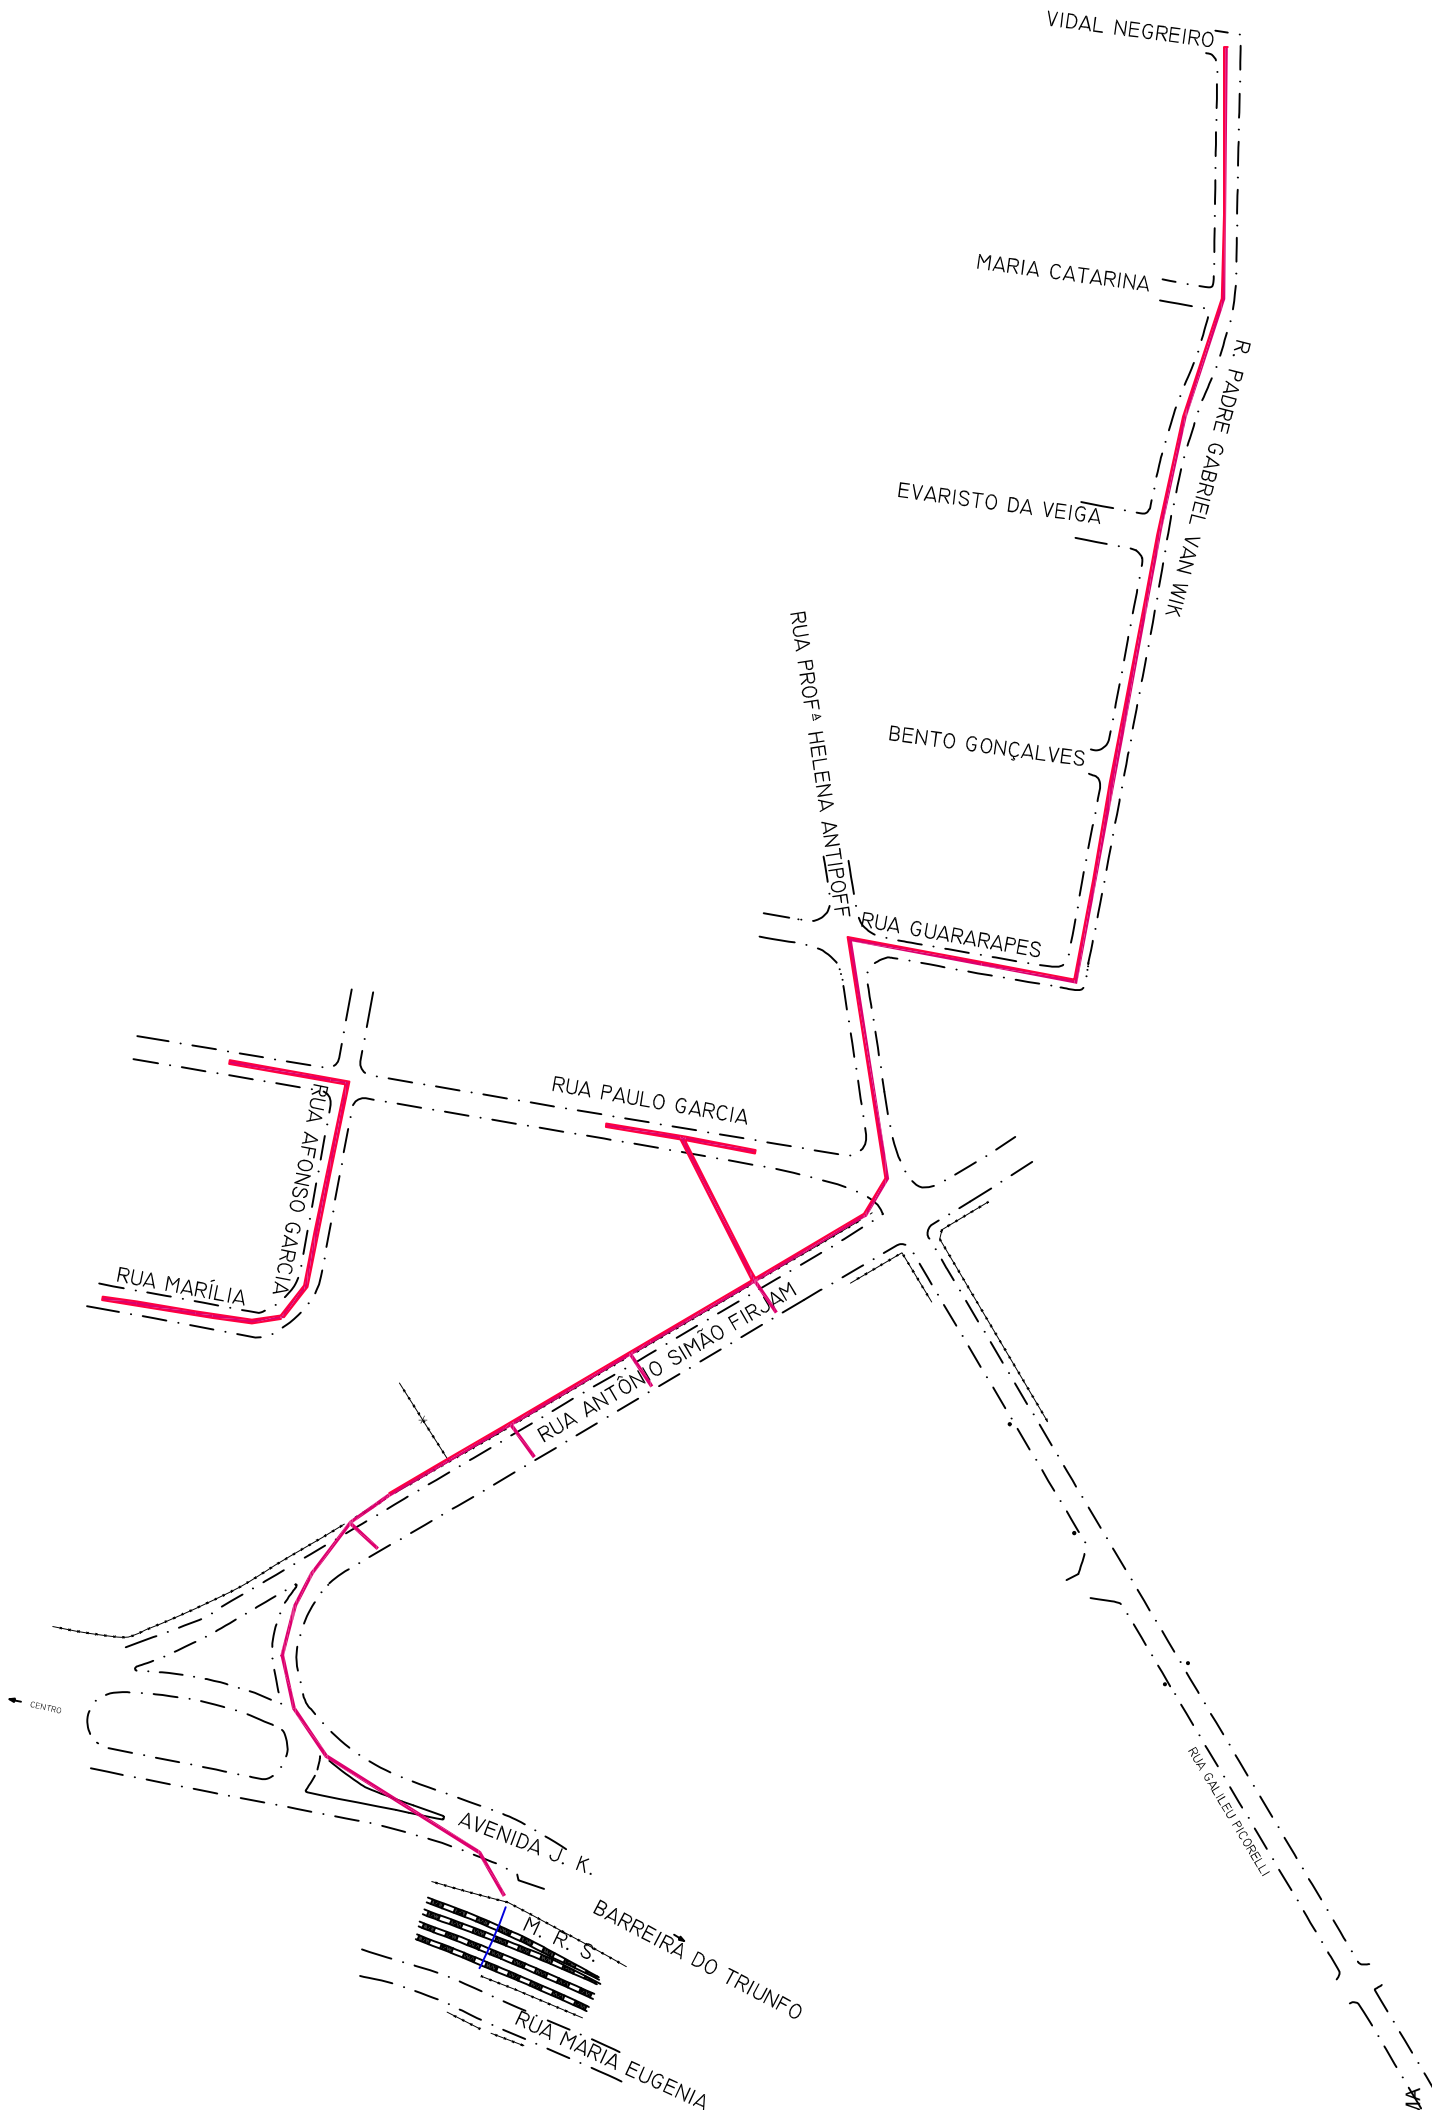

PLANTA BAIXA


ESCALA 1:2500

PREFEITURA DE JUIZ DE FORA

SECRETARIA DE OBRAS / SUBSECRETARIA DE GESTÃO DE OBRAS E PROJETOS


| | | |
|---|----------------|-----------------|
| PROJETO | | FOLHA |
| PROJETO DE DRENAGEM - VÁRZEA BAIRRO BENFICA (VIA FÉRREA A PV38) | | DRE |
| ETAPA | | 08 09 |
| CONTEÚDO | | |
| PROJETO DE PAVIMENTAÇÃO - RECUPERAÇÃO DE VALAS | | |
| SECRETÁRIO | SUB-SECRETÁRIA | DATA DO PROJETO |

| | | |
|-----------------------------|------------------------------|------------|
| ENG. LINCOLN SANTOS LIMA | ENG. BRUNA FERREIRA DA ROCHA | R1-09.2021 |
| DESENHO | ARQUIVO | |
| ENG. JADNA ROCHA A. MARQUES | 6.PAVIMENTAÇÃO .DWG | |

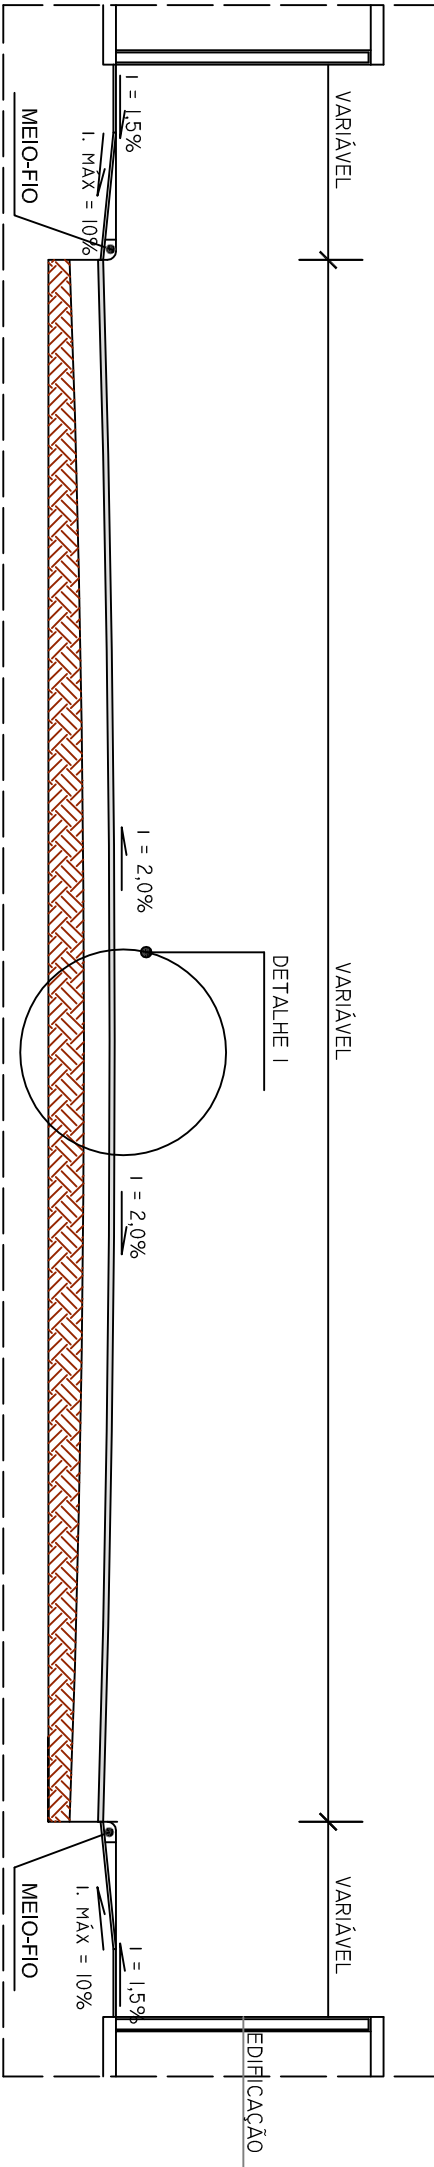

CORTE TRANSVERSAL - PISTA DE ROLAMENTO
ESCALA 1:1000

DETALHE I - RESTAURAÇÃO DAS VALAS

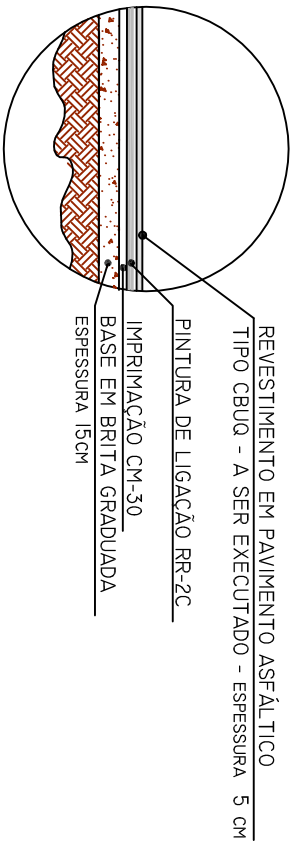

DETALHE RESTAURAÇÃO
ESCALA 1:1000

PREFEITURA DE JUIZ DE FORA
SECRETARIA DE OBRAS / SUBSECRETARIA DE GESTÃO DE OBRAS E PROJETOS

| | |
|---|-----------------|
| PROJETO | FOLHA |
| PROJETO DE DRENAGEM - VÁRZEA BAIRRO BENFICA (VIA FÉRREA A PV38) | DRE |
| ETAPA | 09 09 |
| PROJETO EXECUTIVO | |
| CONTEÚDO | |
| PROJETO DE PAVIMENTAÇÃO - RECUPERAÇÃO DE VALAS | |
| SECRETÁRIO | DATA DO PROJETO |
| SUB-SECRETÁRIA | |

| | | |
|-----------------------------|------------------------------|------------|
| ENG. LINCOLN SANTOS LIMA | ENG. BRUNA FERREIRA DA ROCHA | R1-09.2021 |
| DESENHO | ARQUIVO | |
| ENG. JADNA ROCHA A. MARQUES | 6.PAVIMENTAÇÃO .DWG | |



VERIFICAÇÃO DAS ASSINATURAS



Código para verificação: 5B95-E67A-7074-6EF2

Este documento foi assinado digitalmente pelos seguintes signatários nas datas indicadas:



LINCOLN SANTOS LIMA (CPF 382.XXX.XXX-00) em 22/12/2021 09:42:04 (GMT-03:00)

Papel: Parte

Emitido por: Sub-Autoridade Certificadora 1Doc (Assinatura 1Doc)

Para verificar a validade das assinaturas, acesse a Central de Verificação por meio do link:

<https://juizdefora.1doc.com.br/verificacao/5B95-E67A-7074-6EF2>