




LEGENDA	
	Caixa de passagem duto
	Quadro de distribuição
	Interruptor chave bipolar 20 A
	Terra
	Luminária refletor LED 400 W
	Tomada de uso geral 220 / 127 V

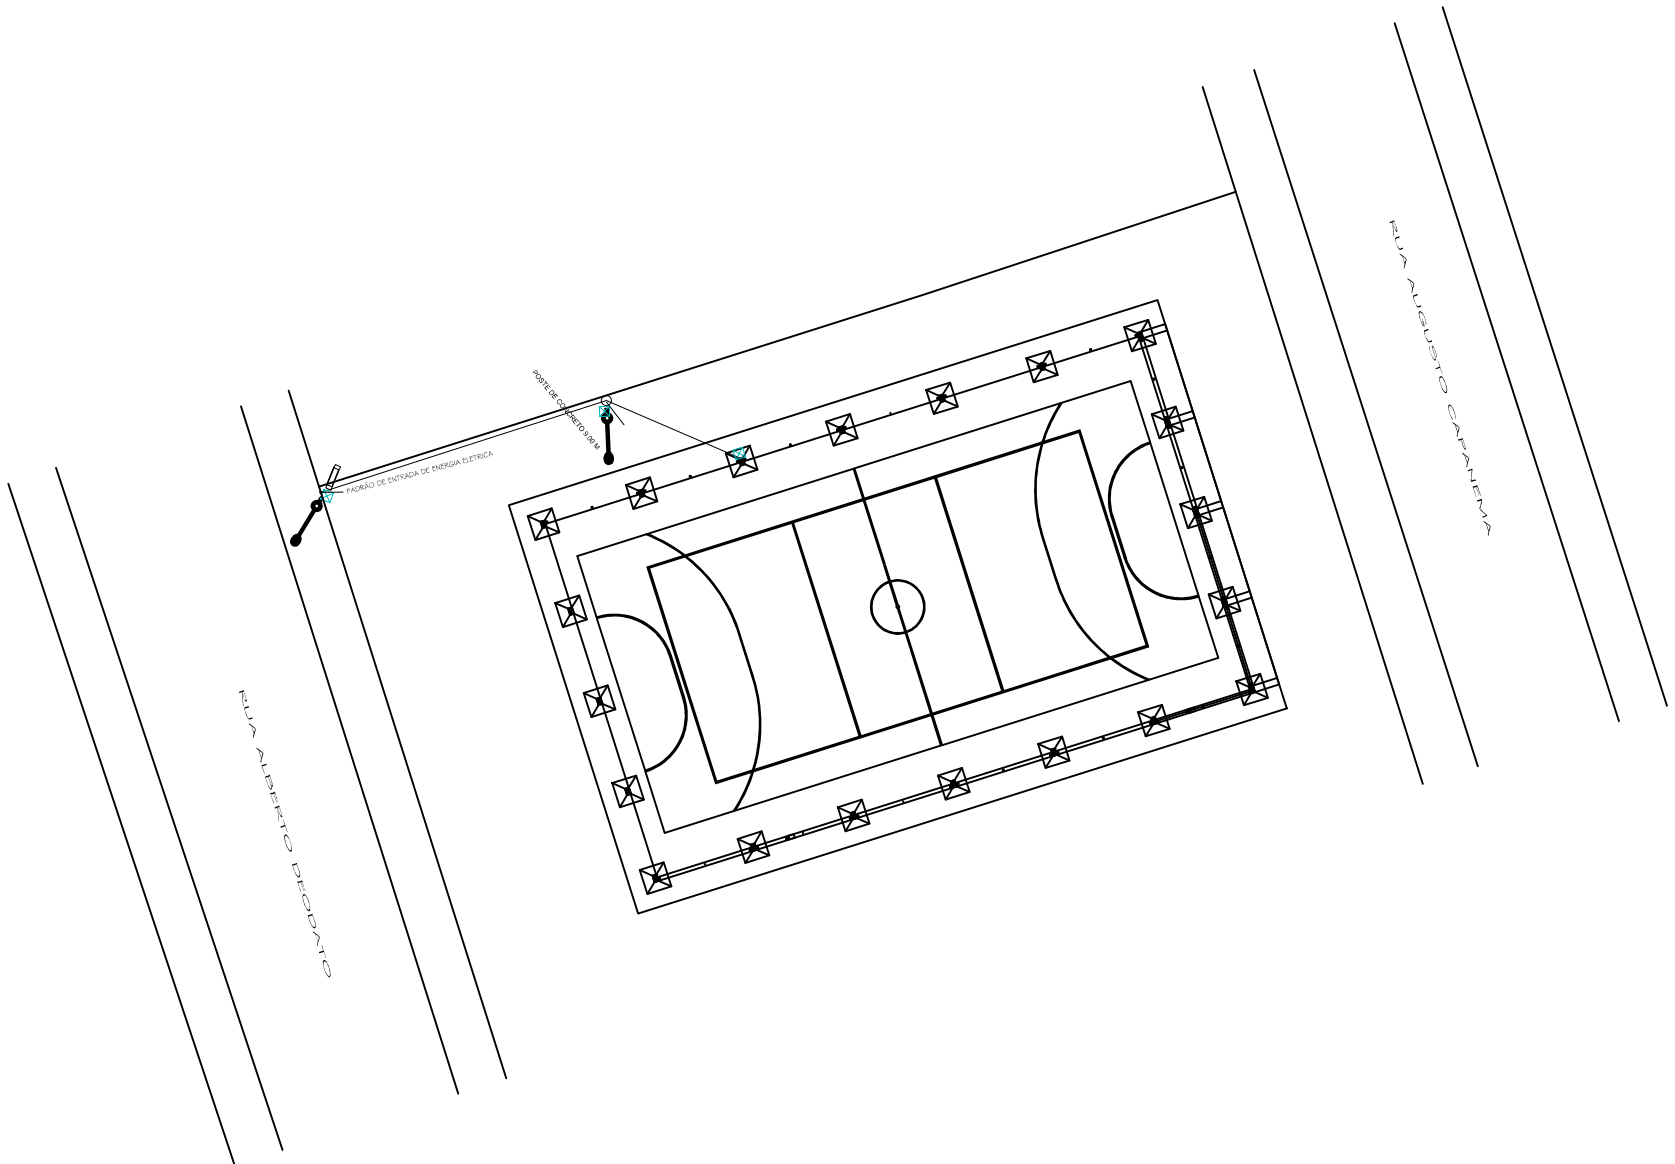


01 PLANTA SITUAÇÃO  
Escala: 1/300

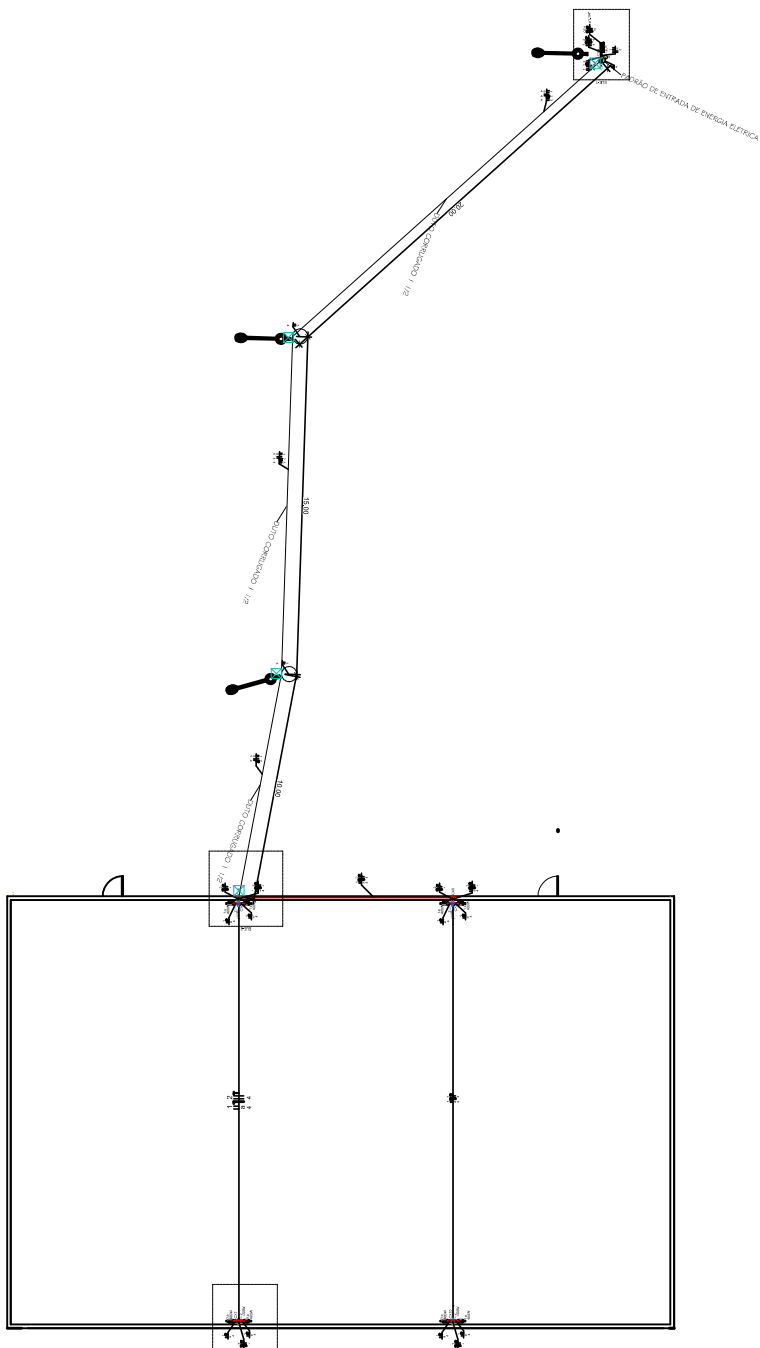

02 PLANTA BAIXA  
Escala: 1/300

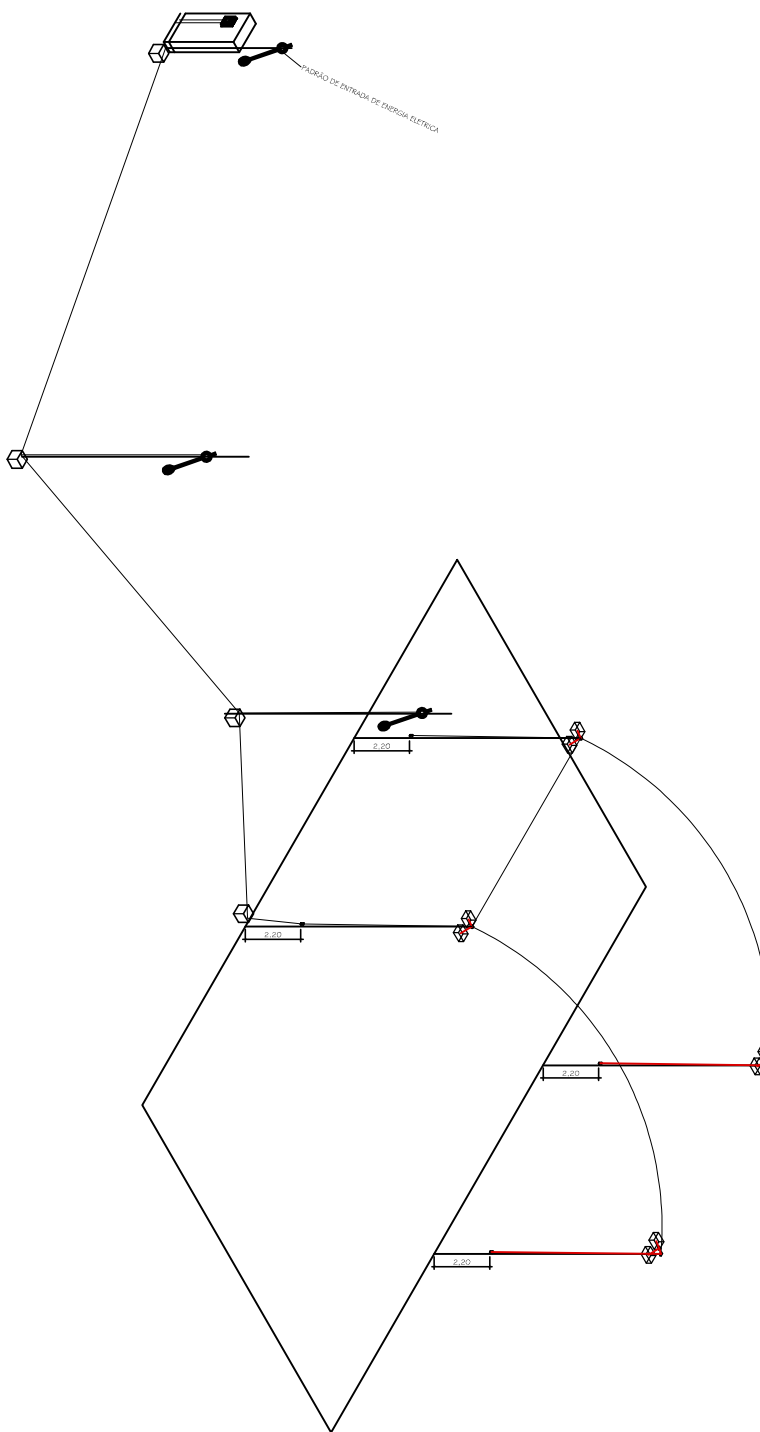


03 ISOMÉTRICO  
Escala: 1/300

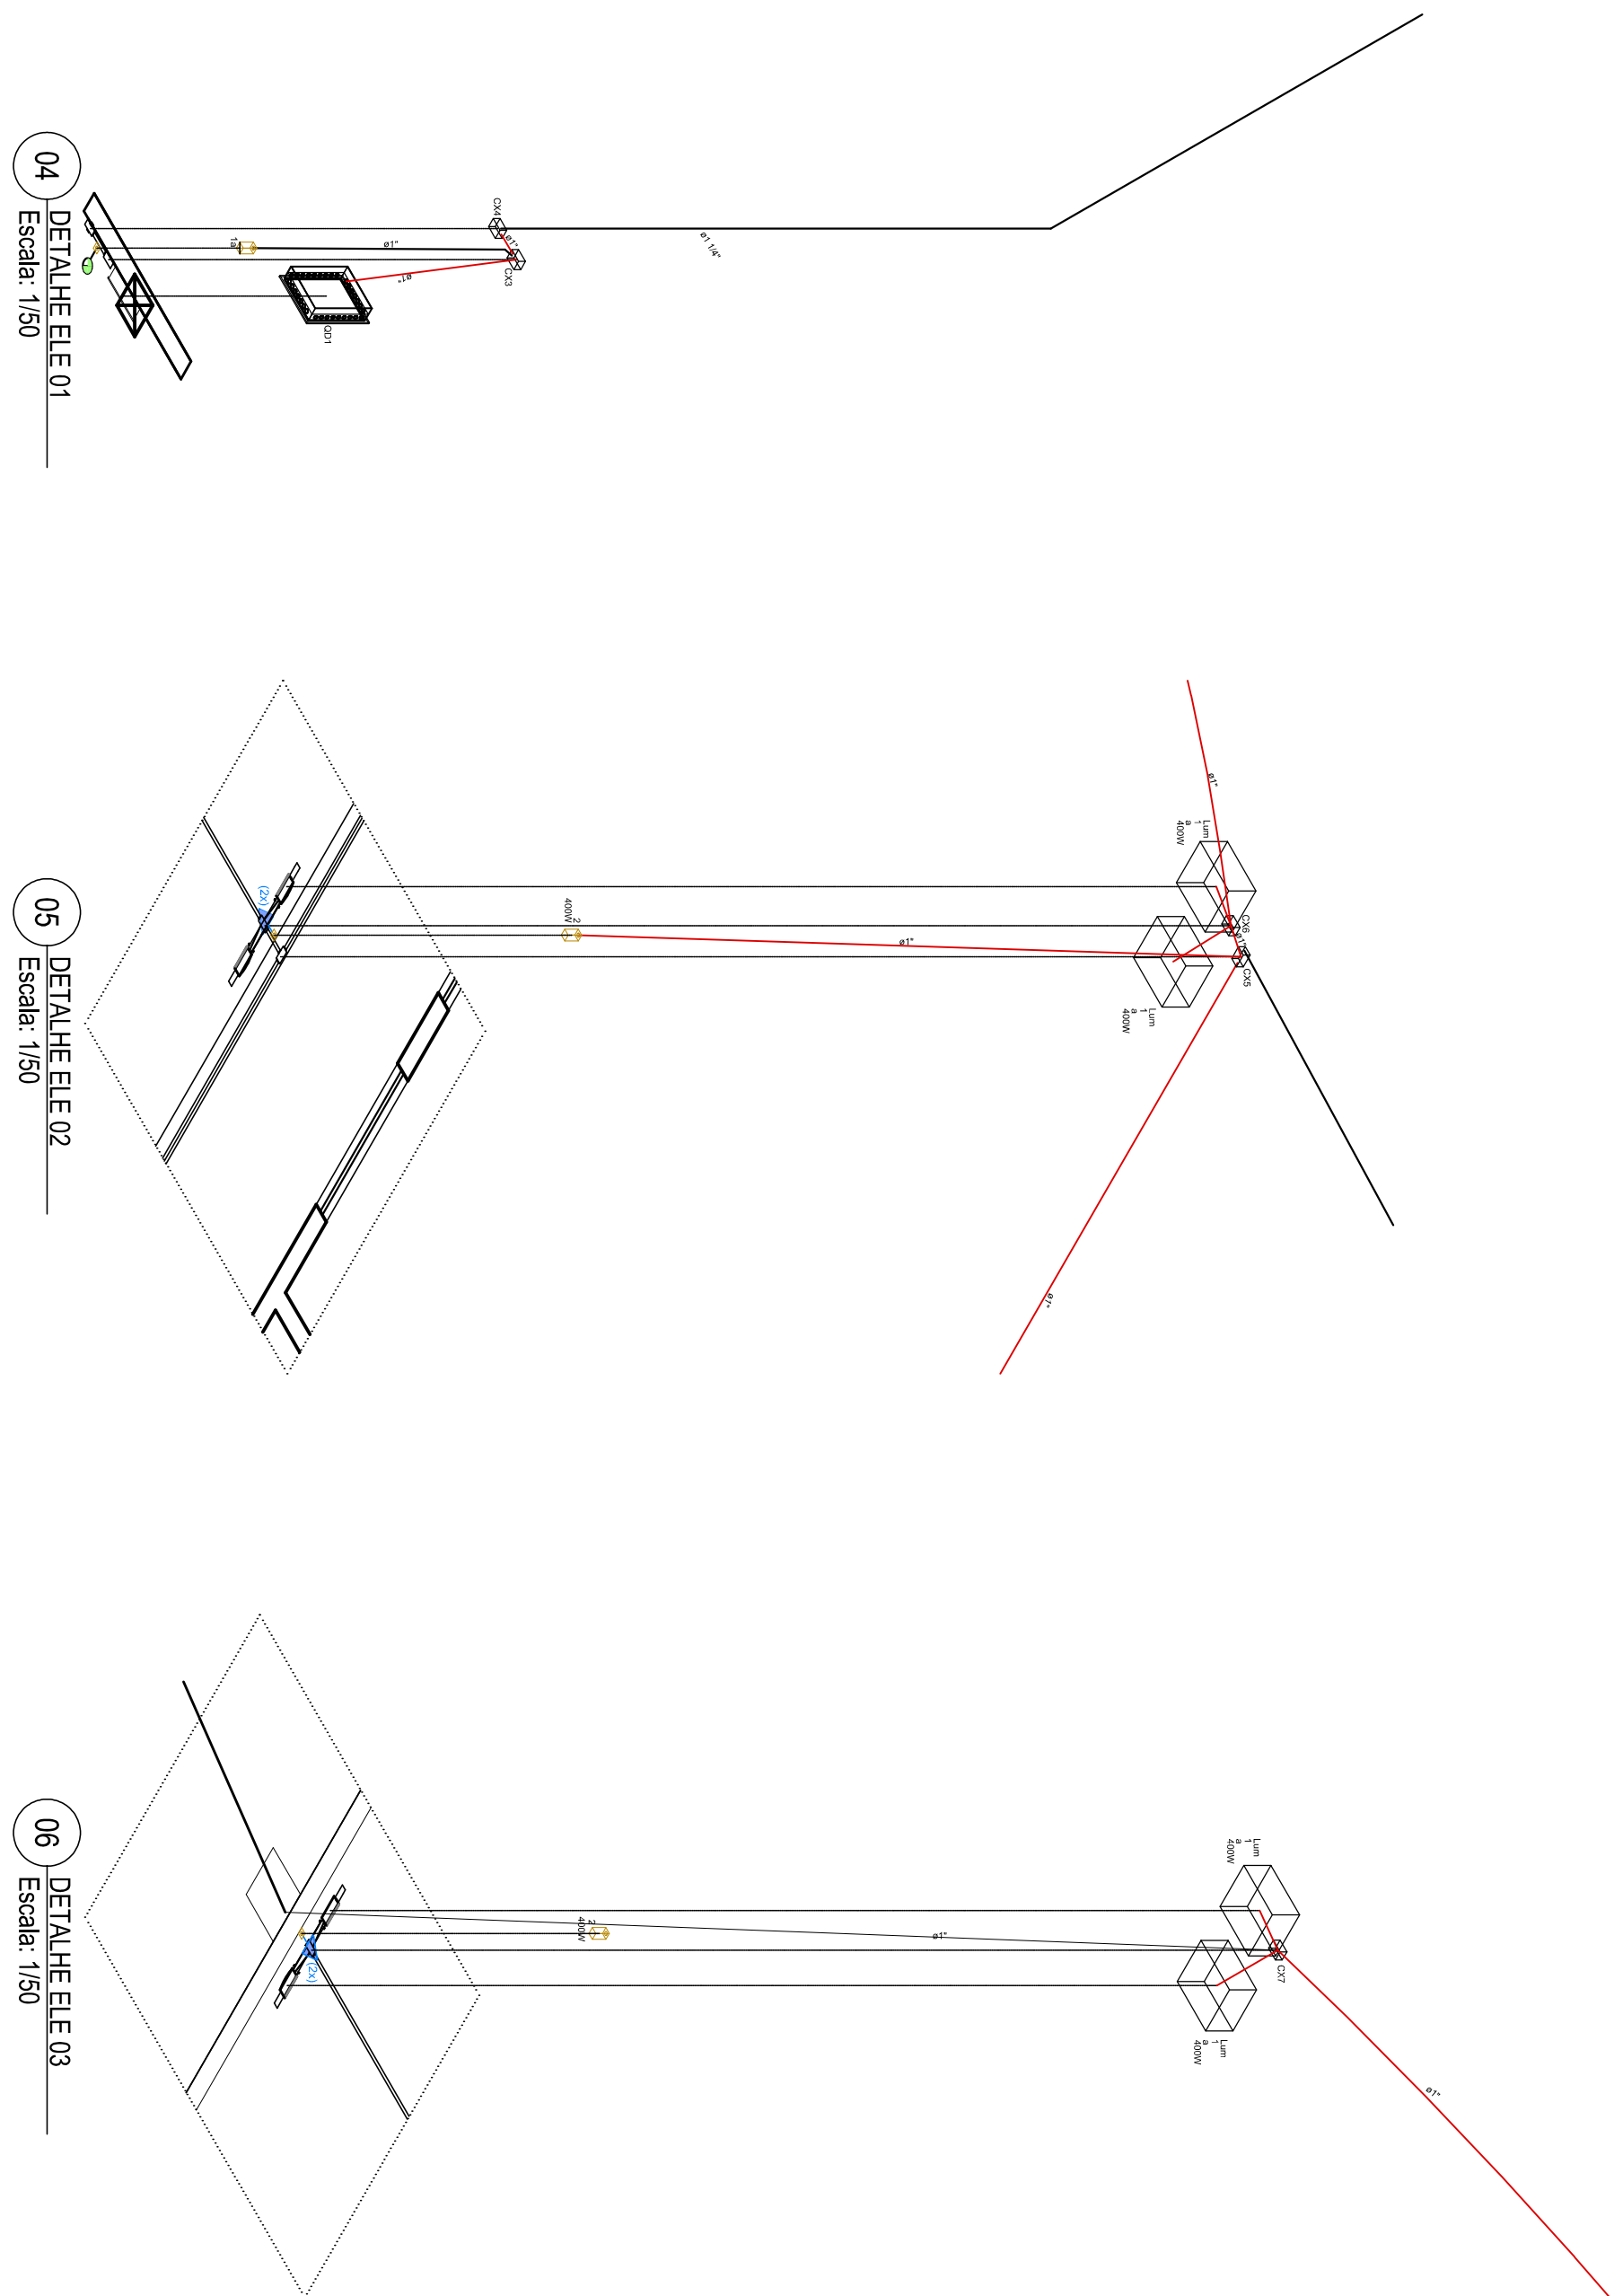


04 DETALHE ELE 01  
Escala: 1/50

05 DETALHE ELE 02  
Escala: 1/50


06 DETALHE ELE 03  
Escala: 1/50

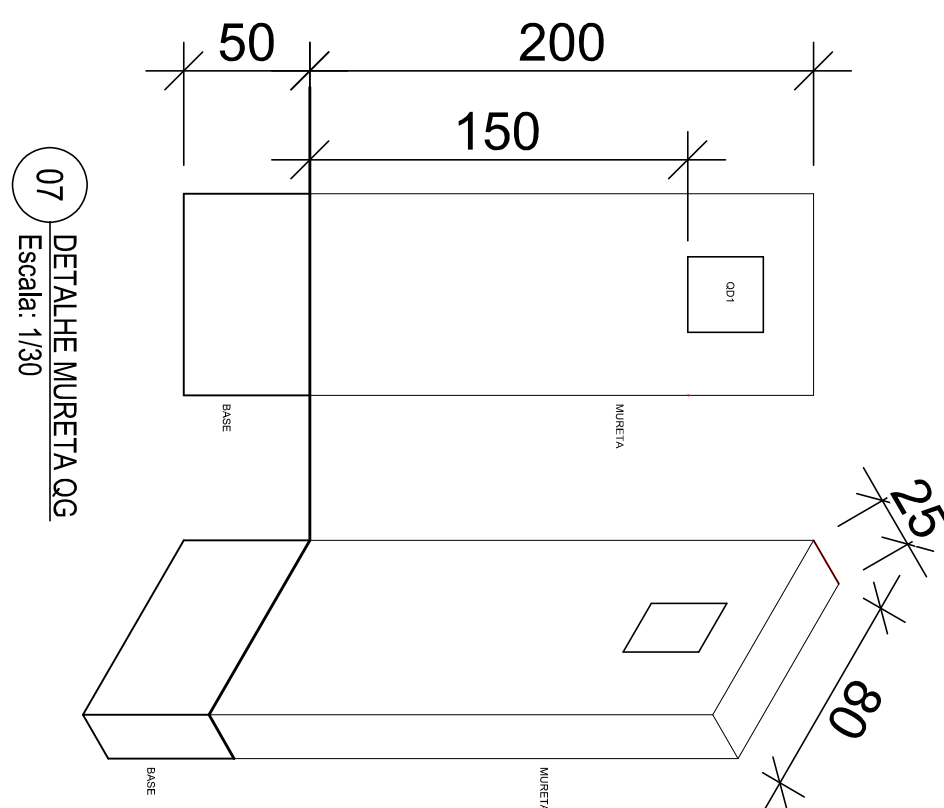

07 DETALHE MURETA QG  
Escala: 1/30

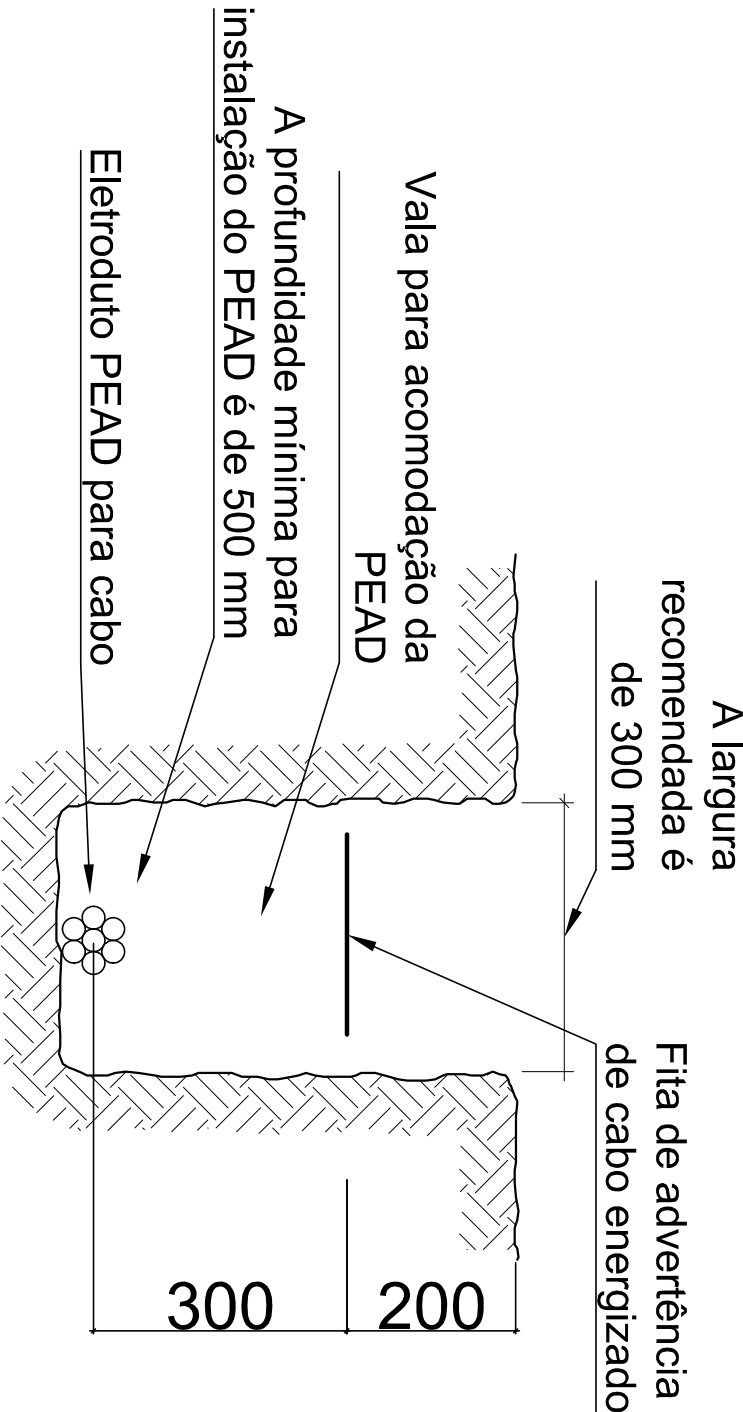

09 DETALHE ELETRÓDUTO  
Sem Escala

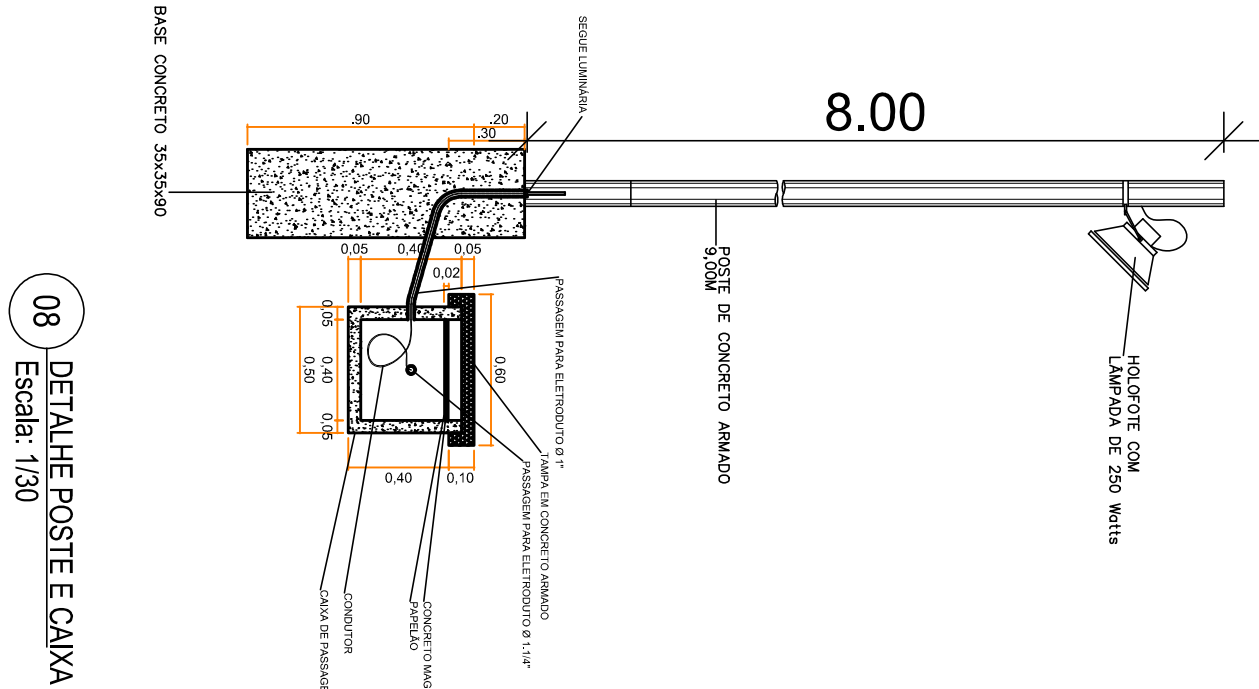

08 DETALHE POSTE E CABA  
Escala: 1/30

REV	FOR	DATA	DESCRIÇÃO
00	XX	00/00/0000	XX
00	XX	00/00/0000	XX
00	XX	00/00/0000	XX
00	XX	00/00/0000	XX
00	XX	00/00/0000	XX
00	XX	00/00/0000	XX
00	XX	00/00/0000	XX
00	XX	00/00/0000	XX

PROJETO ELÉTRICO PATIO E QUADRA	
QUADRA DA PRAÇA DO BAIRRO CIDADE DO SOL	
LOCAL: RUA ALBERTO DEGATO COM GUSTAVO GRANENHA, JUIZ DE FORA - MG	
ELÉTRICO	
PLANTA BAIXA, ISOMÉTRICO, CORTES E DETALHES	