



01 DRENAGEM DE ÁGUA PLUVIAL
Escala: 1/100

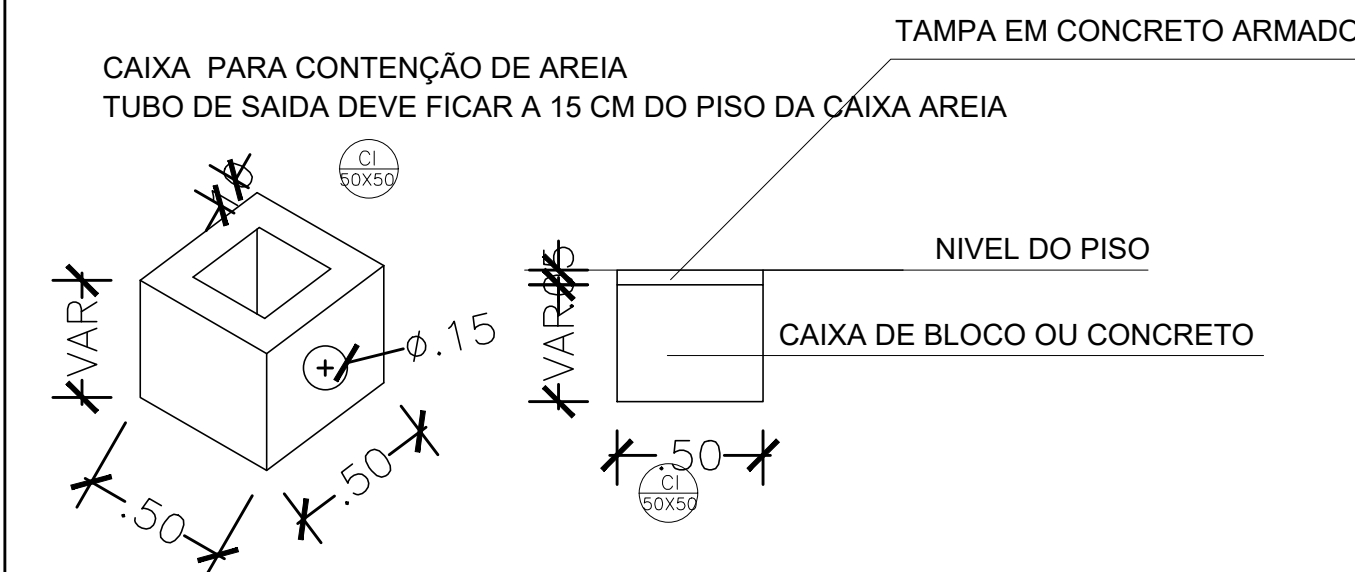


05 DETALHES
Escala: 1/25

QUANT. DRENAGEM - ESCAVAÇÃO						
Obra: DRENAGEM DA COBERTURA DA QUADRA E. M. DR CASSIO VIEIRA MARQUESAMÉLIA MASCARENHAS				Fonte: Projeto		
Local: RUA AMAZONAS 1240, VILA MONTANHESA - JUIZ DE FORA - MG						
ITEM	DESCRIÇÃO	UND	COMP	LARG	ALTURA	PESO TOTAL
1.0	ELEMENTO DRENAGEM					
1.1	TUBO Tubo de Queda em pvc 75 mm	m			7,50	14,00 105,00
1.2	TUBO Tubo de Drenagem em PVC 150 mm	m	89,00			1,00 89,00
1.3	CAIXA Caixa de Passagem em Bloco Cheio de 10 cm com Tampa em Concreto ex. 5 cm de Concreto Armado, Moldado in loco (50 x 50 x variavel)	und				16,00 16,00
2.0	ESCAVAÇÃO TUBO E CAIXA DE DRENAGEM					
2.1	TUBO Tubo de Drenagem em PVC 150 mm	m³	89,00	0,45	0,45	18,02
2.2	CAIXA Caixa de Passagem	m	0,90	0,90	0,60	7,78
TOTAL		m³				25,80

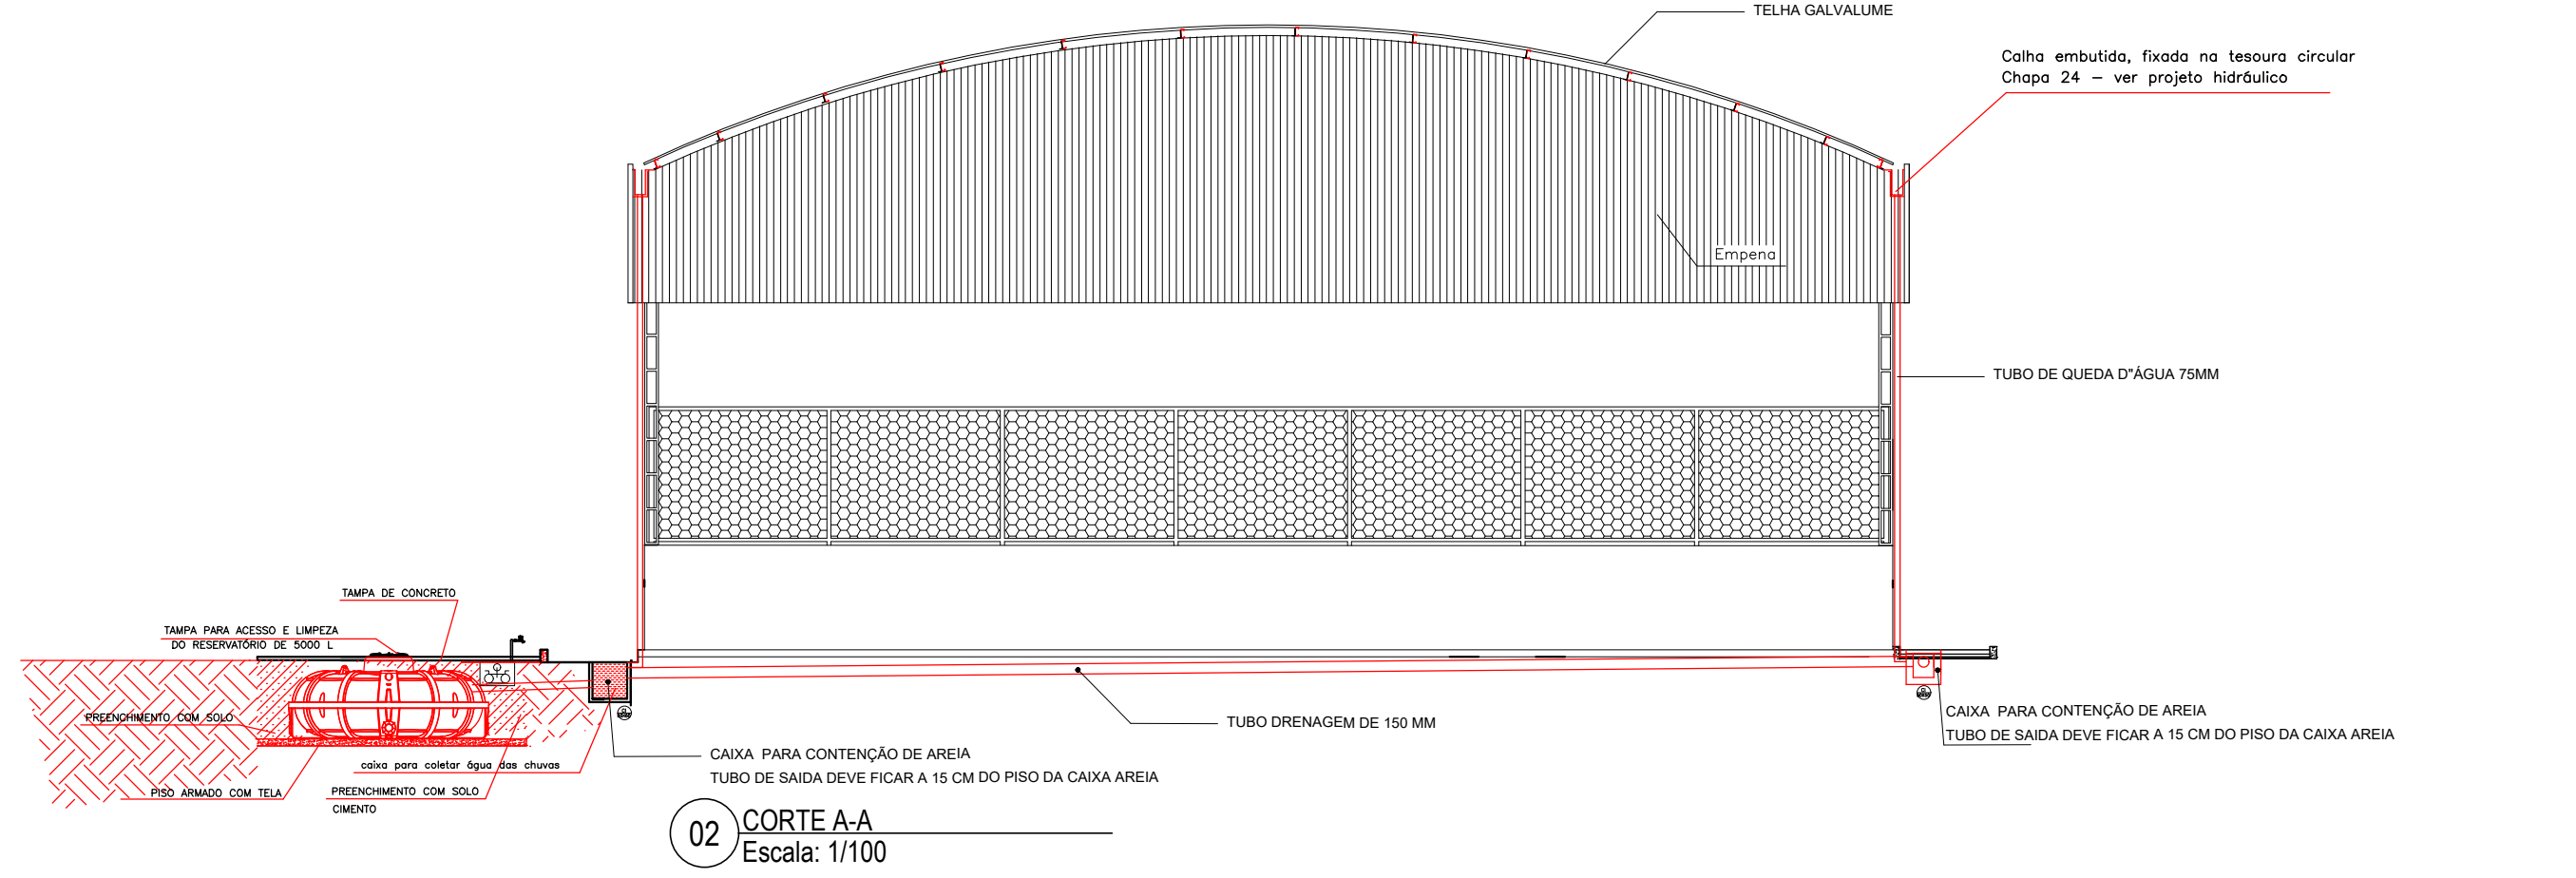


02 CORTE A-A
Escala: 1/100


CORTE B-B
Escala: 1/100

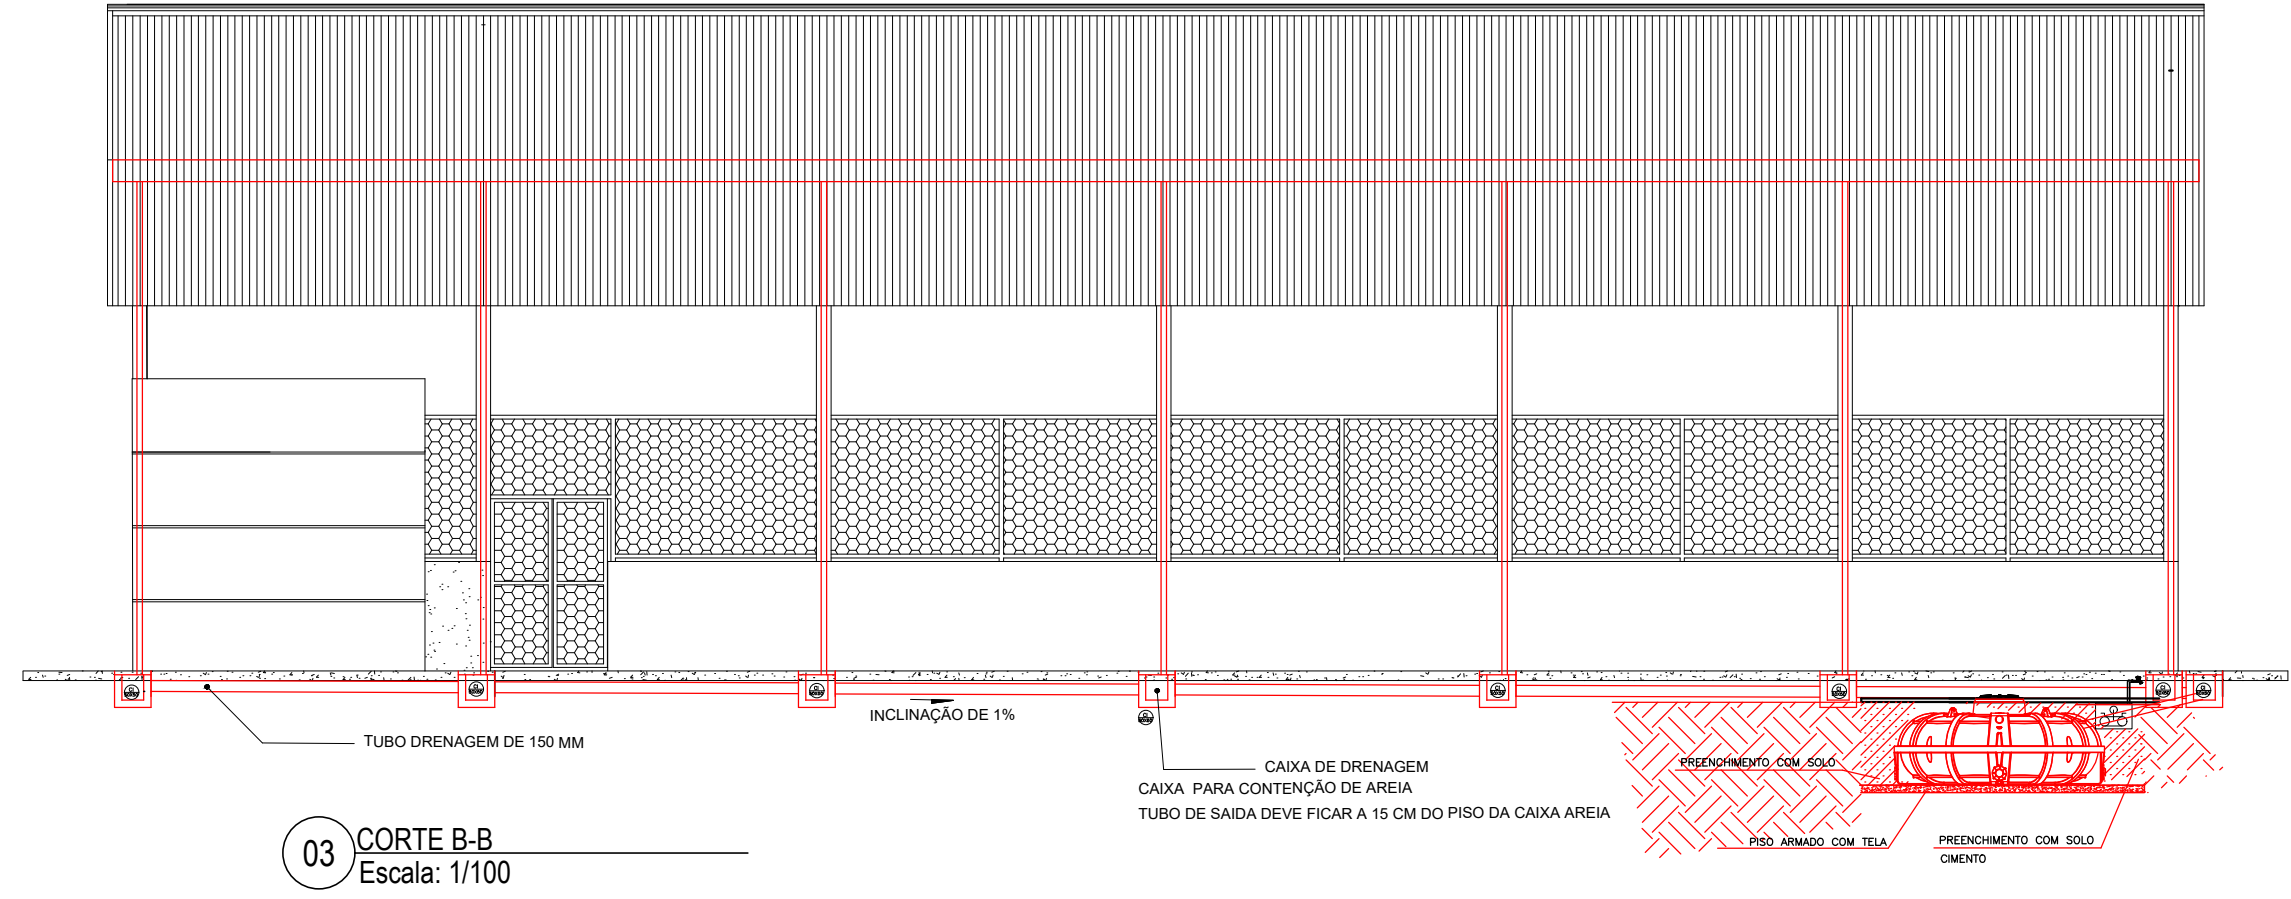

03 CORTE B-B
Escala: 1/100

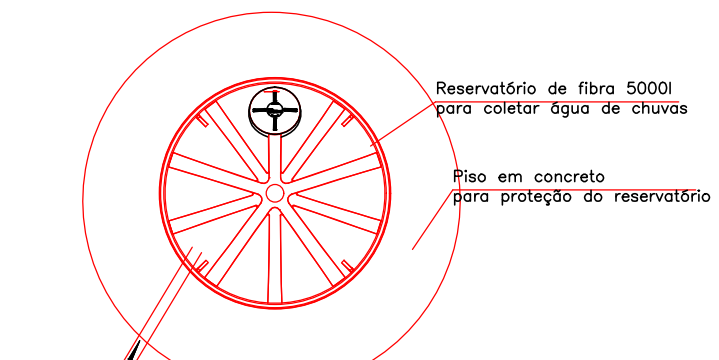

04 INDICAÇÃO CAIXA PASSAGEM
DRENAGEM PLUVIAL
Escala: 1/100

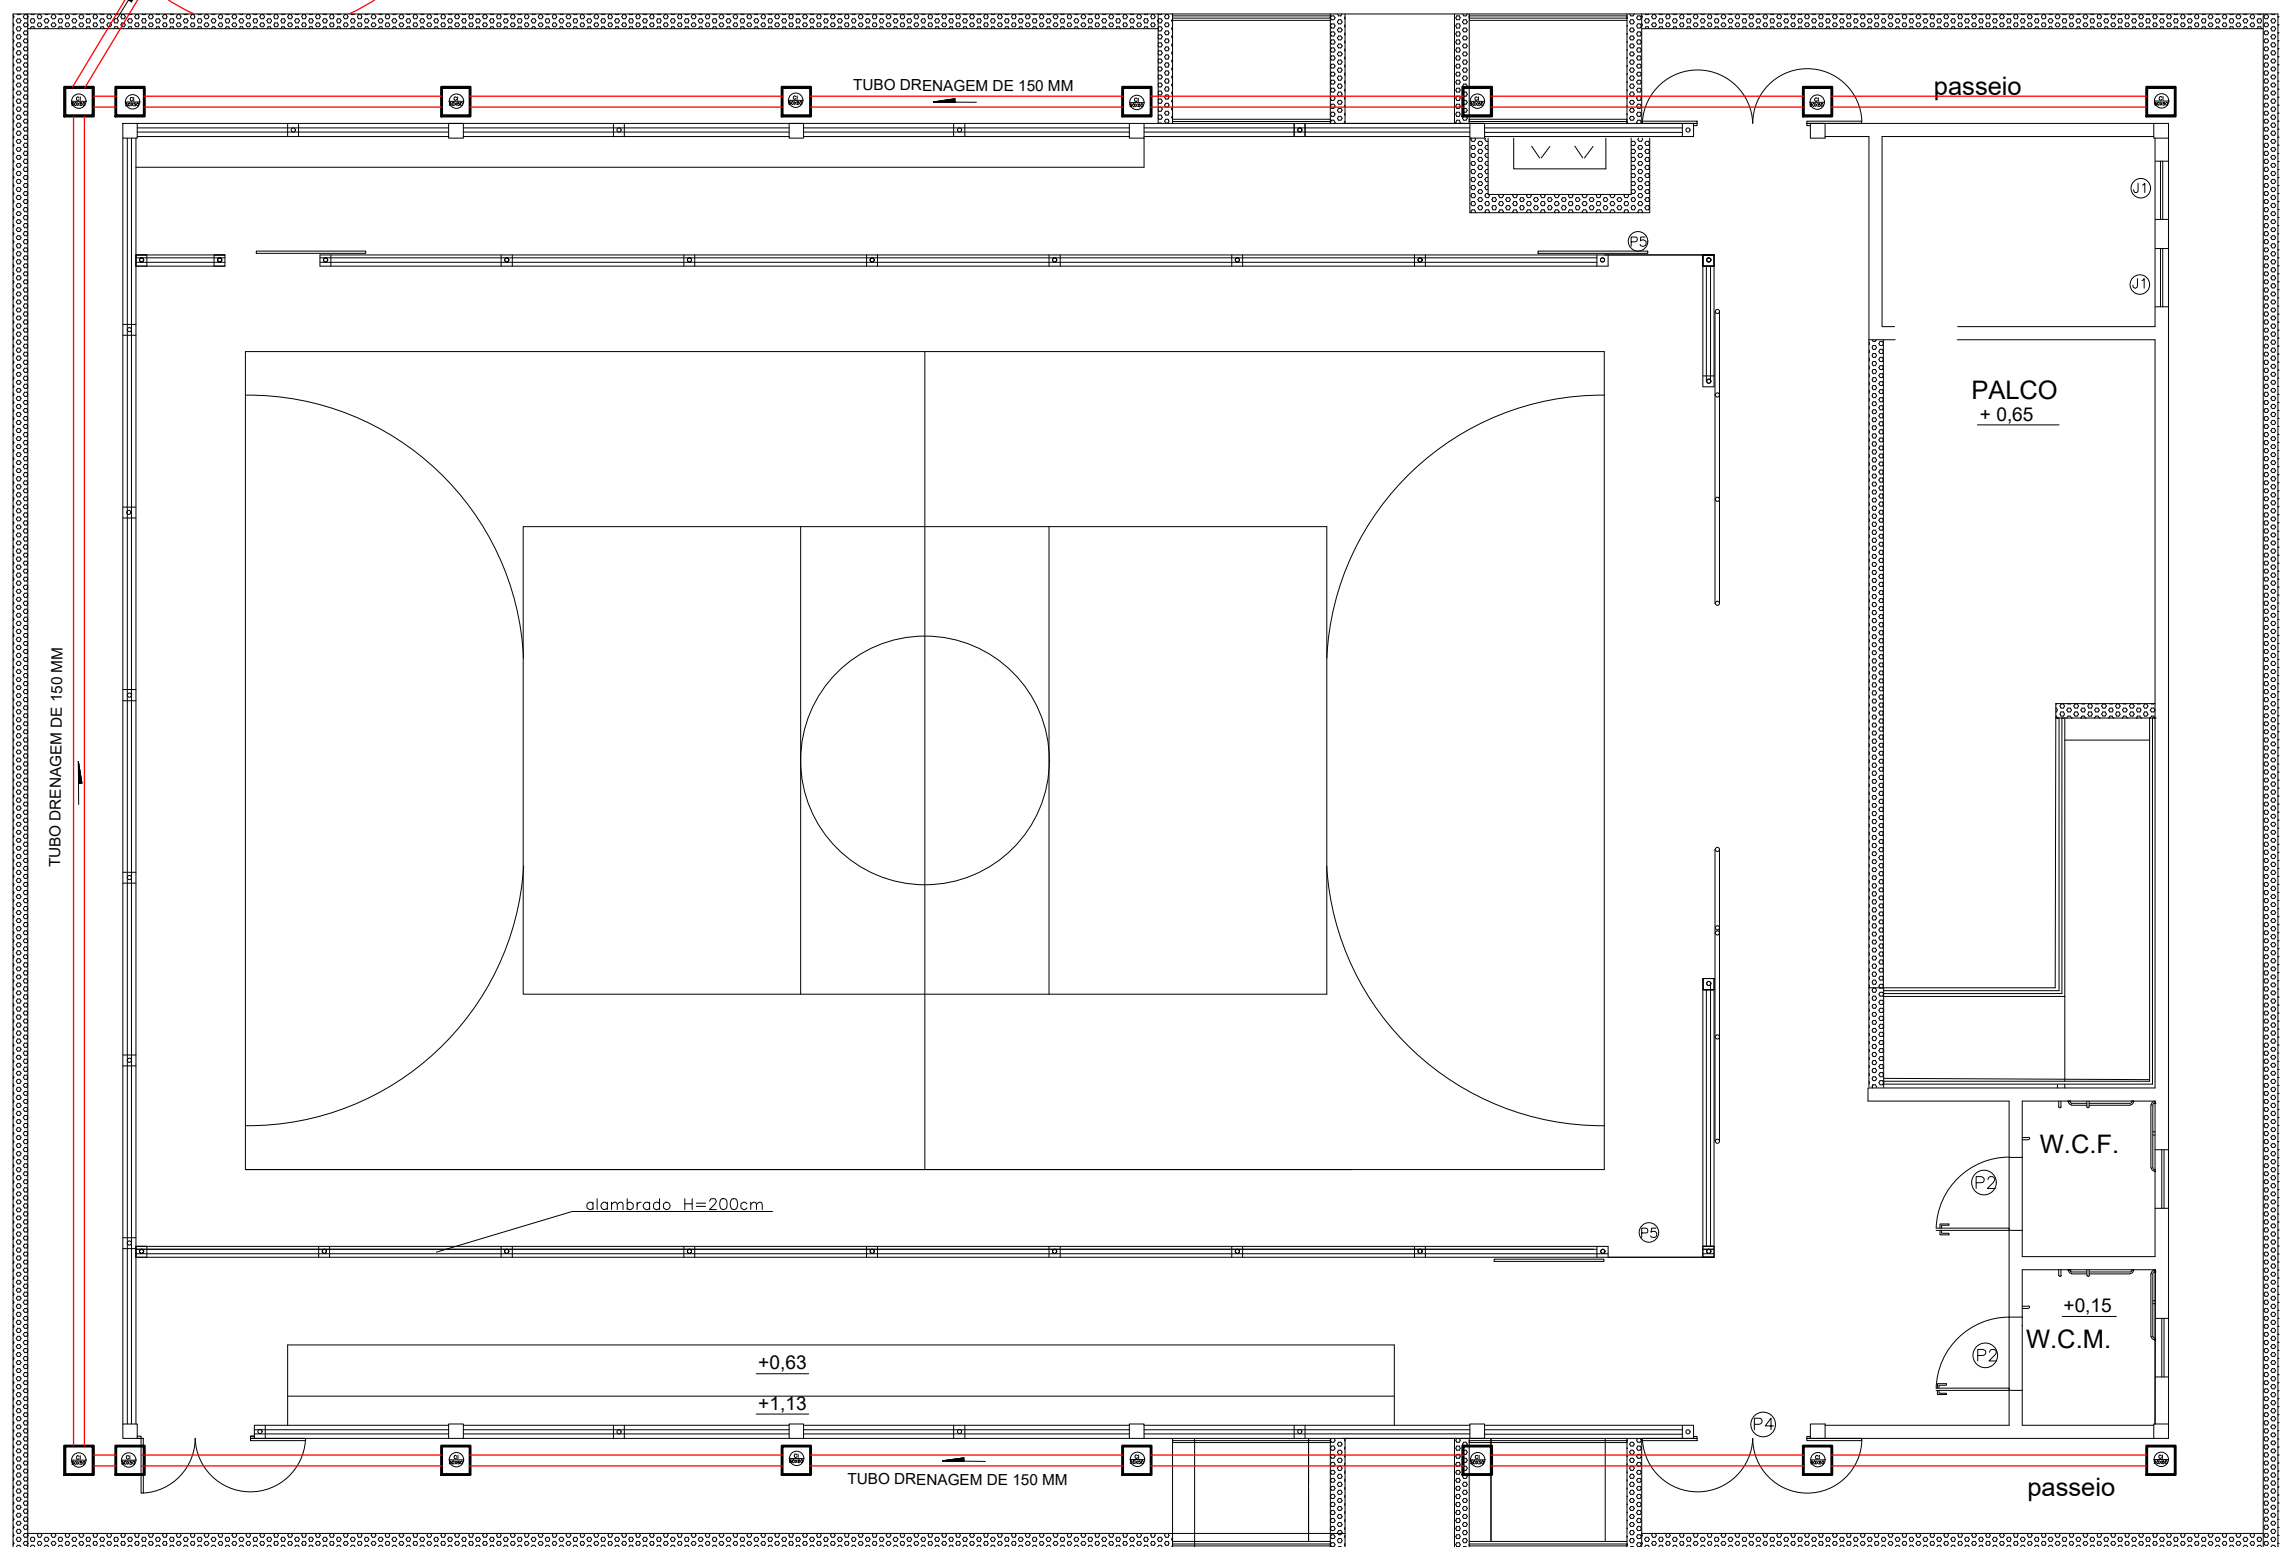

LEGENDA

PROJETO AGUAS PLUVIAL QUADRA

REV	POR	DATA	DESCRIÇÃO
00	XX	00/00/0000	XX
00	XX	00/00/0000	XX
00	XX	00/00/0000	XX
00	XX	00/00/0000	XX
00	XX	00/00/0000	XX
00	XX	00/00/0000	XX
00	XX	00/00/0000	XX
00	XX	00/00/0000	XX

REVISÕES

QUADRA E.M. DR CASSIO V. MARQUES	
LOCAL: RUA AMAZONAS, BAIRRO VILA MONTANHESA, CEP. 36048-170, JUIZ DE FORA - MG	
ARQUITETÔNICO	
PLANTA BAIXA, ISOMETRICO, CORTES E DETALHES	
AUTOR:	AUTOR:
ARQ. VIVIANE CATTEN MORENO	ENG. CARLOS RENATO PRUCOLI
CAVRES: A158072-B	CBEA/66-011715-D

DESENHO: VIVIANE MORENO
ESCALA: INDICADA
DATA: 20/05/2023
CÓDIGO: EMAR-JF-29MAIO
PRANCHA:
01/01
RVD:
MOVI
ARQUITETURA E OBRAS
www.arquiteturaemobras.com.br (031) 3803-1033
MOVI - ED. 20-460-000

DE ACORDO COM A LEGISLAÇÃO VIGENTE, CABE AO AUTOR DO PROJETO QUALQUER ALTERAÇÃO, BEM COMO OS DIREITOS AUTORAIS SOBRE O MESMO. TODAS AS MEDIDAS DEVERÃO SER CONFERIDAS NO LOCAL.